
 
 

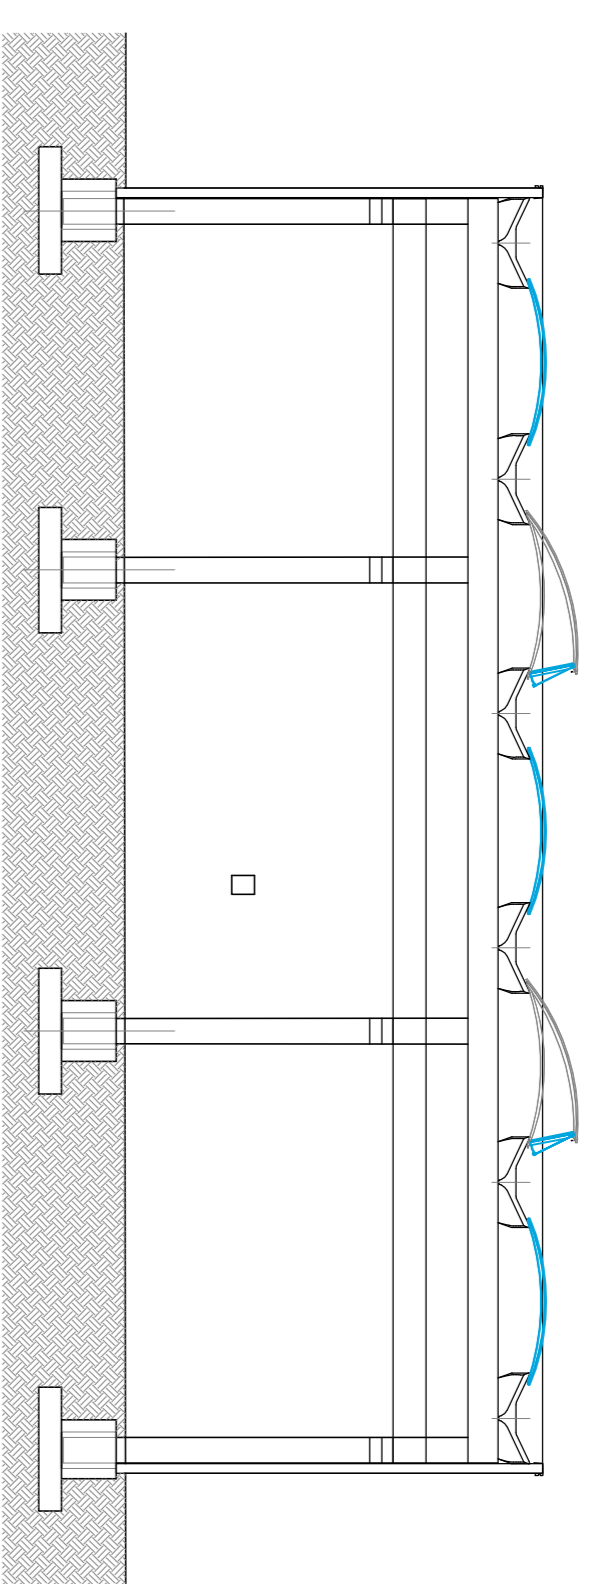


## LEGENDA GENERALE


<input checked="" type="checkbox"/>	ESTINTORE PORTATILE A POLVERE DA 6 Kg (potere minimo estinguente 34A 144BC)
<input checked="" type="checkbox"/>	ESTINTORE PORTATILE A CO <sub>2</sub> DA 5 Kg - DA INSTALLARE IN PROSSIMITA' DELLE APPARECCHIATURE ELETTRICHE
<input checked="" type="checkbox"/>	INTERRUTTORE SGANCIO ENERGIA ELETTRICA
	LUCERNARI
	PANNELLO IMPIANTO FOTVOLTAICO DI NUOVA INSTALLAZIONE
	PANNELLO IMPIANTO FOTVOLTAICO ESISTENTE
	CANALINA PASSAGGIO CAVI IMPIANTO FOTVOLTAICO

SEZIONE B-B




SEZIONE A-A

PROSPETTO EST

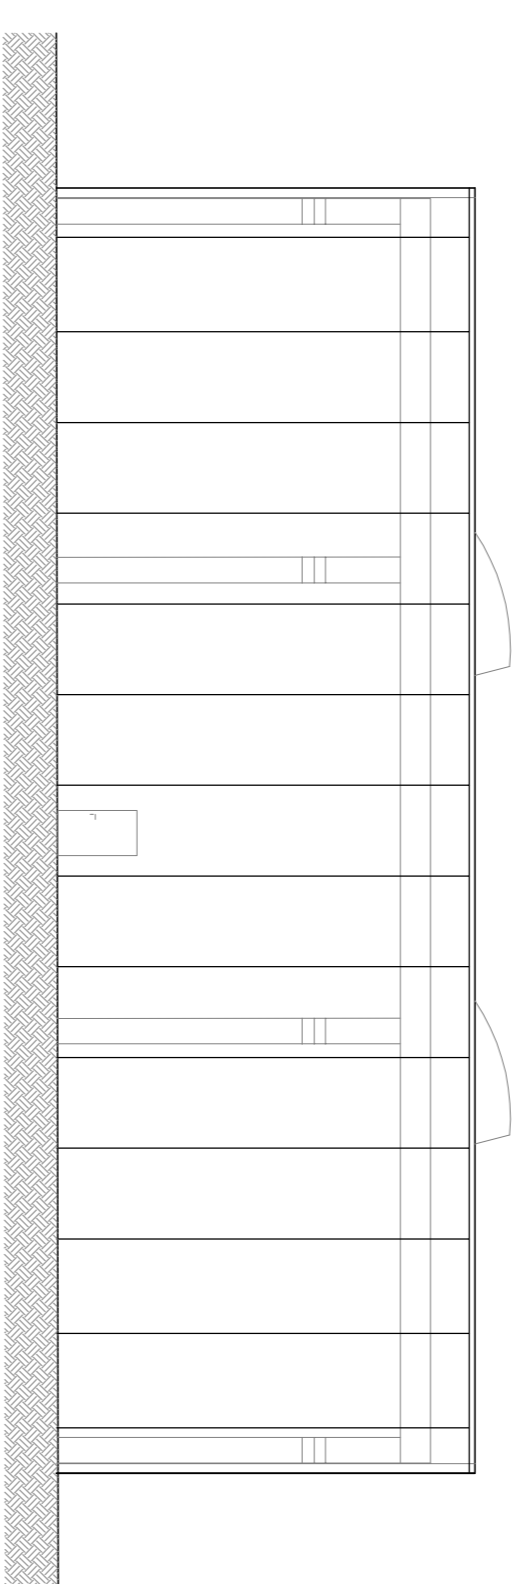

PROSPETTO EST

COPERTURA EDIFICIO ESISTENTE

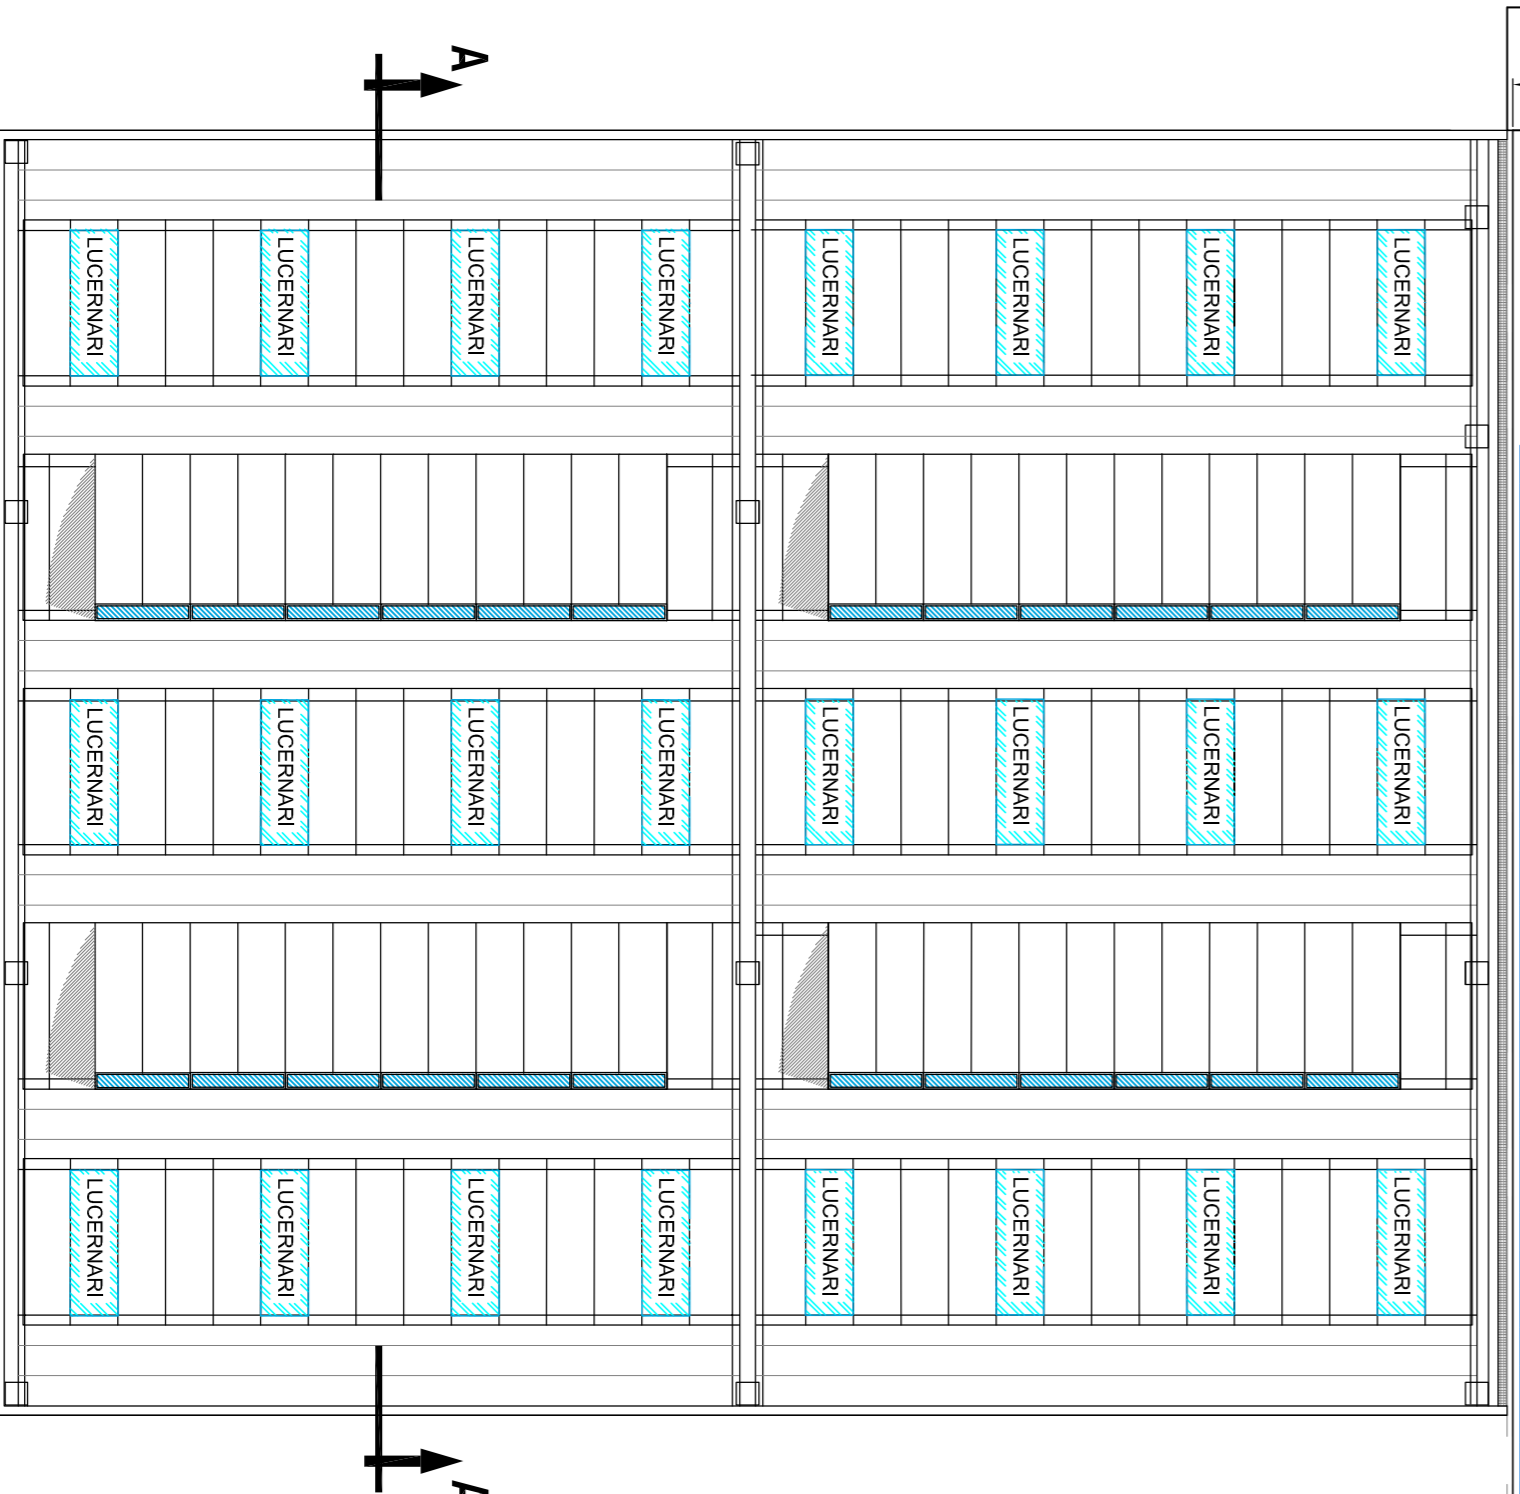

PIANTA PIANO COPERTURA

A. Venturi et Associati s.p.a. - Via S. Felice 15, 20122 Milano, Italia - Tel. 02 76001 - Fax 02 76002 - www.av.it  
 According to the law, we reserve the right to this drawing and its contents to be reproduced or passed on to other parties, without our permission.

**TERMO A**  
**ANTINCENDIO**

Tel. 0332 21 28 65  
 Fax 0332 21 28 74  
 e-mail: franco@studioluglio.it  
 web: www.studioluglio.it  
 P. IVA 02216250122

Per. Ind. Francesco Luglio  
 Viale Aguggiani, n. 162/bis - 21100 VARESE

Prodotto V.V.F. n°: **23869**

Collaboratori: Ing. Andrea D'innocenzo

Clienti: **BFM S.R.L. OFFICINA MECCANICA**  
 Via IV Novembre n°159 - 21058 Solbiate Olona  
 Via IV Novembre n°159 - 21058 Solbiate Olona

Opere: **3**

File: **VARIANTE V.V.F.**

Commissi: **---**

Scala: **1:200**

Tipologia progetto: **PROGETTO DI PREVENZIONE INCENDI - VARIANTE**

Tipologia opera: **PIANTA PIANO COPERTURA, SEZIONE E PROSPETTO**

Descrizione Disegno: **PIANTA PIANO COPERTURA, SEZIONE E PROSPETTO**

Normativa di riferimento: **D.M. 10 Marzo 1998**

ADDEBITAMENTO DATA DESCRIZIONE DISEGNATORE APPROVATO NOTE

0	Giugno 2014	EMISSIONE	Andrea	Franco	
1	Novembre 2017	VARIANTE	Selma	Andrea	
2					

Foglio di **3** rev.

IL TECNICO

IL TITOLARE DELL'ATTIVITA'

spazio per il timbro di approvazione da parte del Comando V.V.F.