

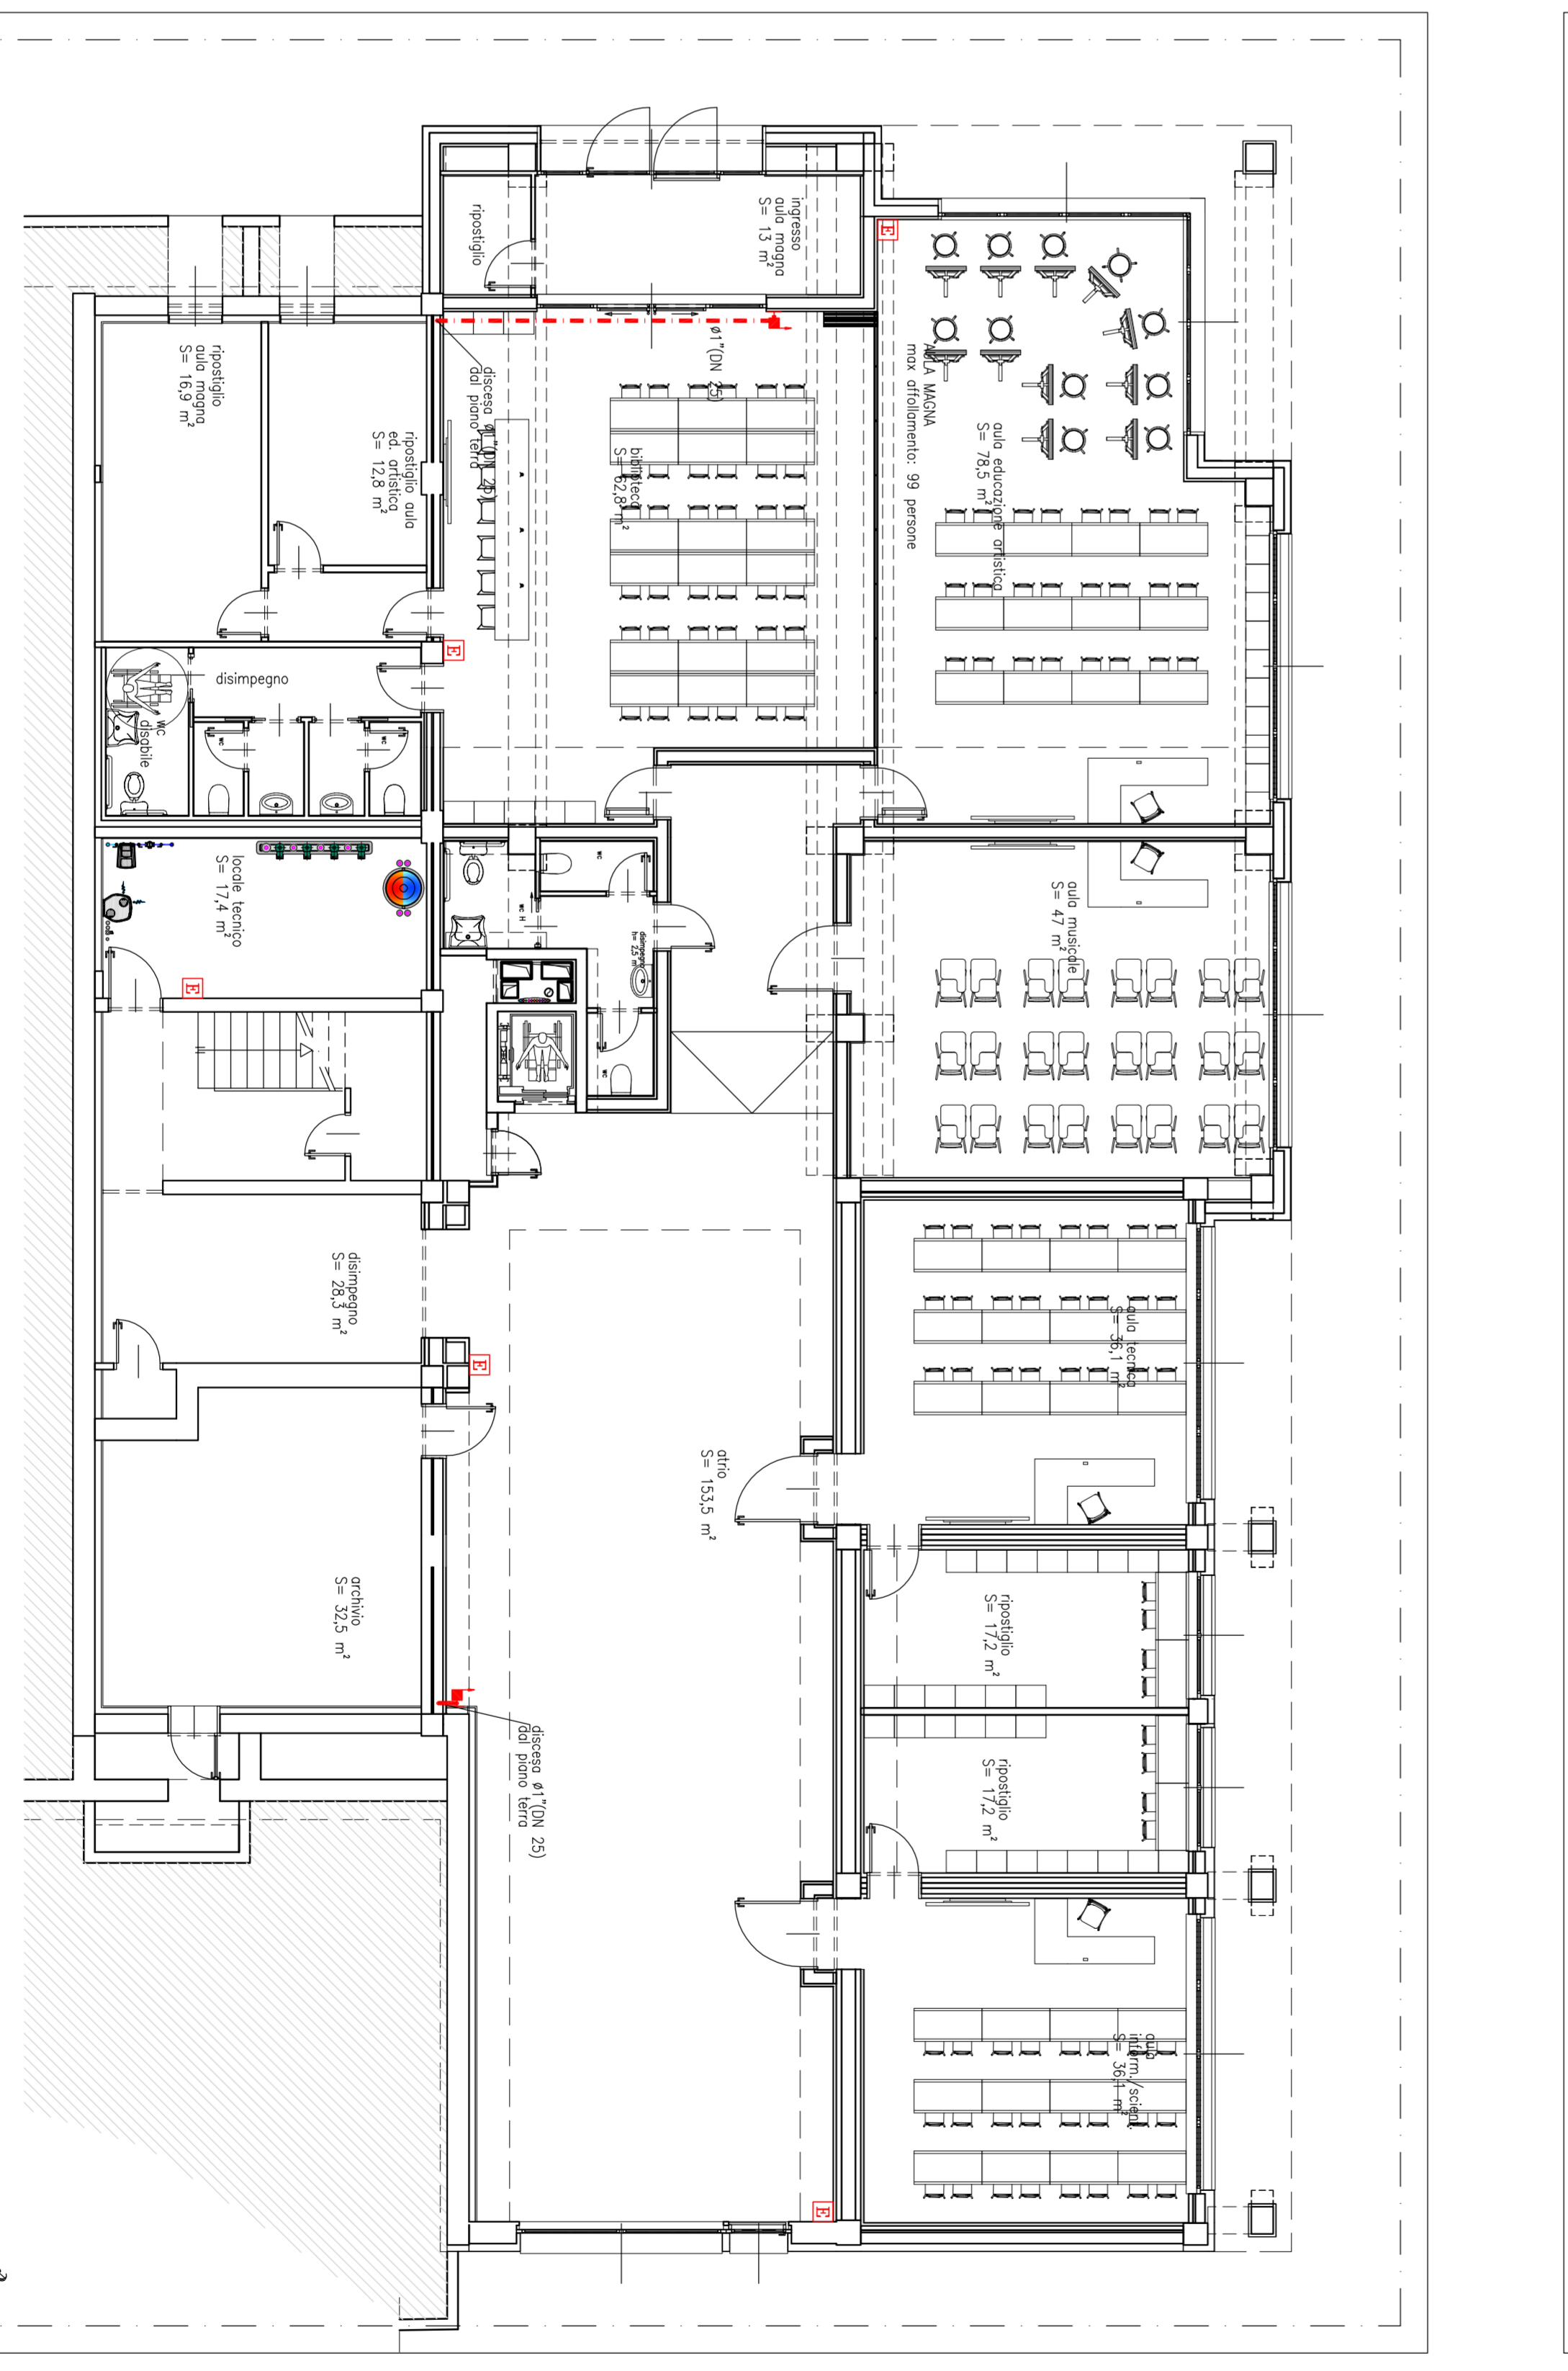
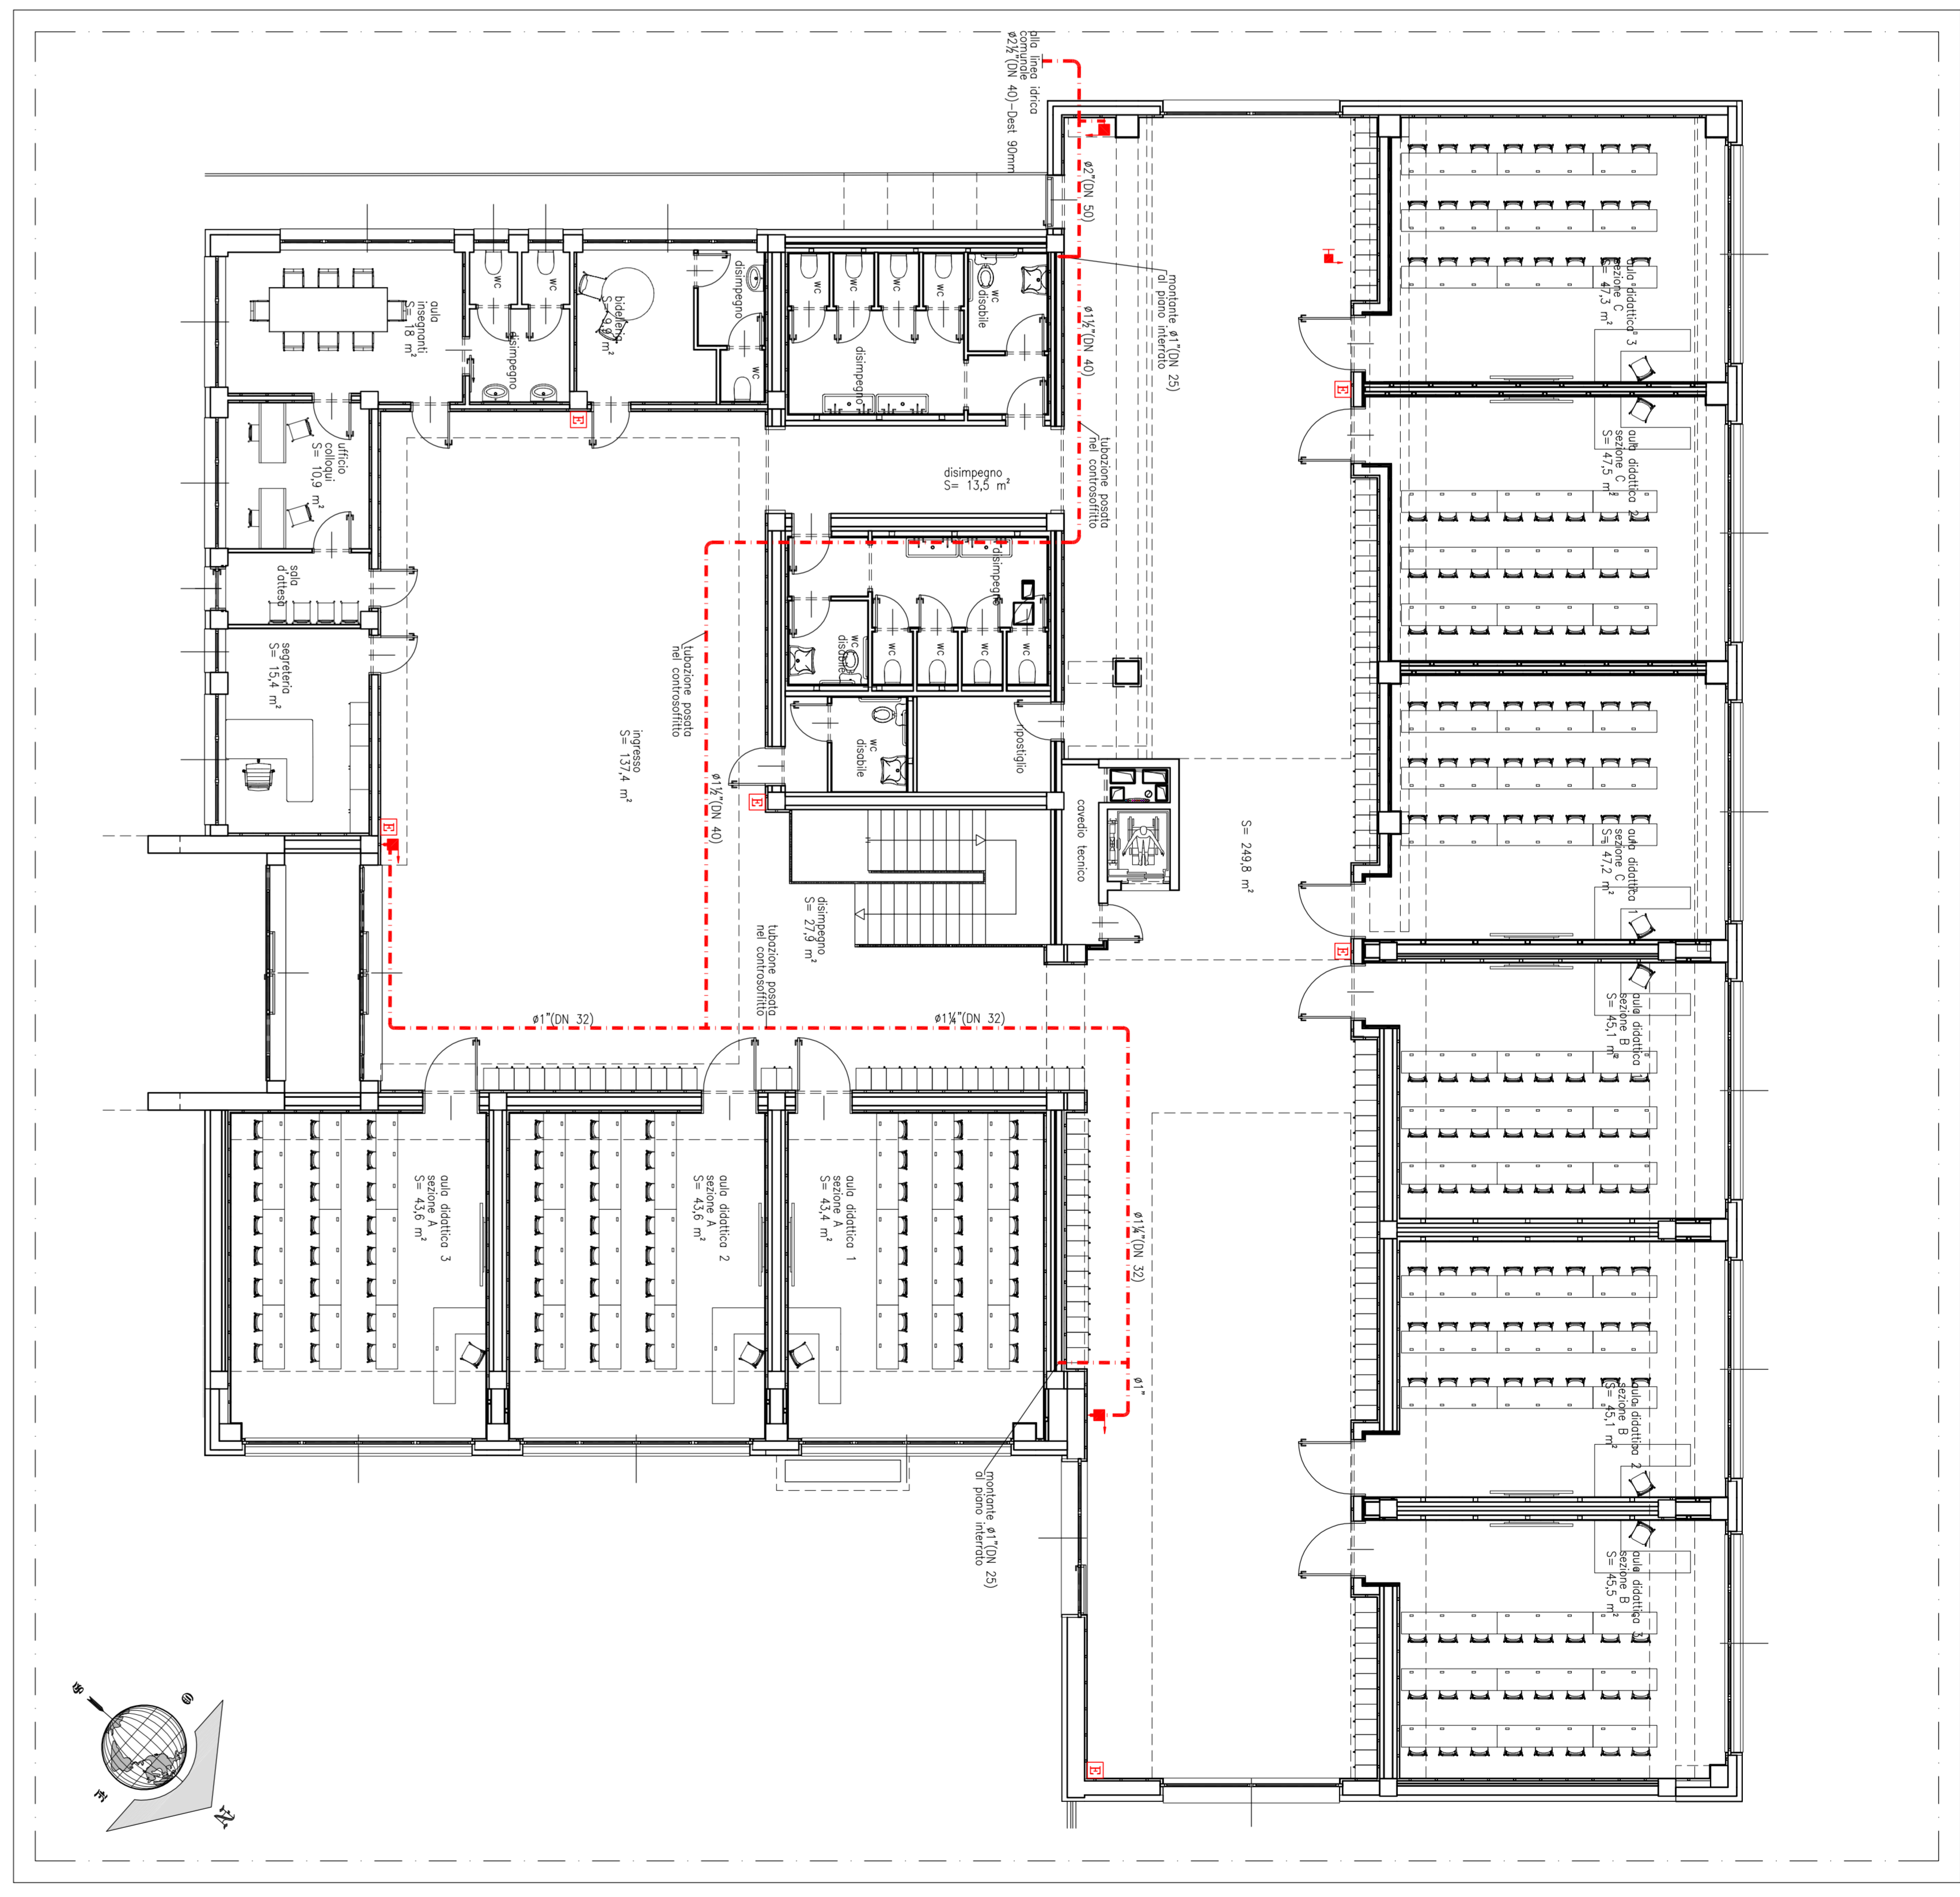


PIANIMETRIA GENERALE – DISTRIBUZIONE RETE IDRICA ANTINCENDIO E LINEA DI ADDUZIONE GAS METANO – scala 1:100

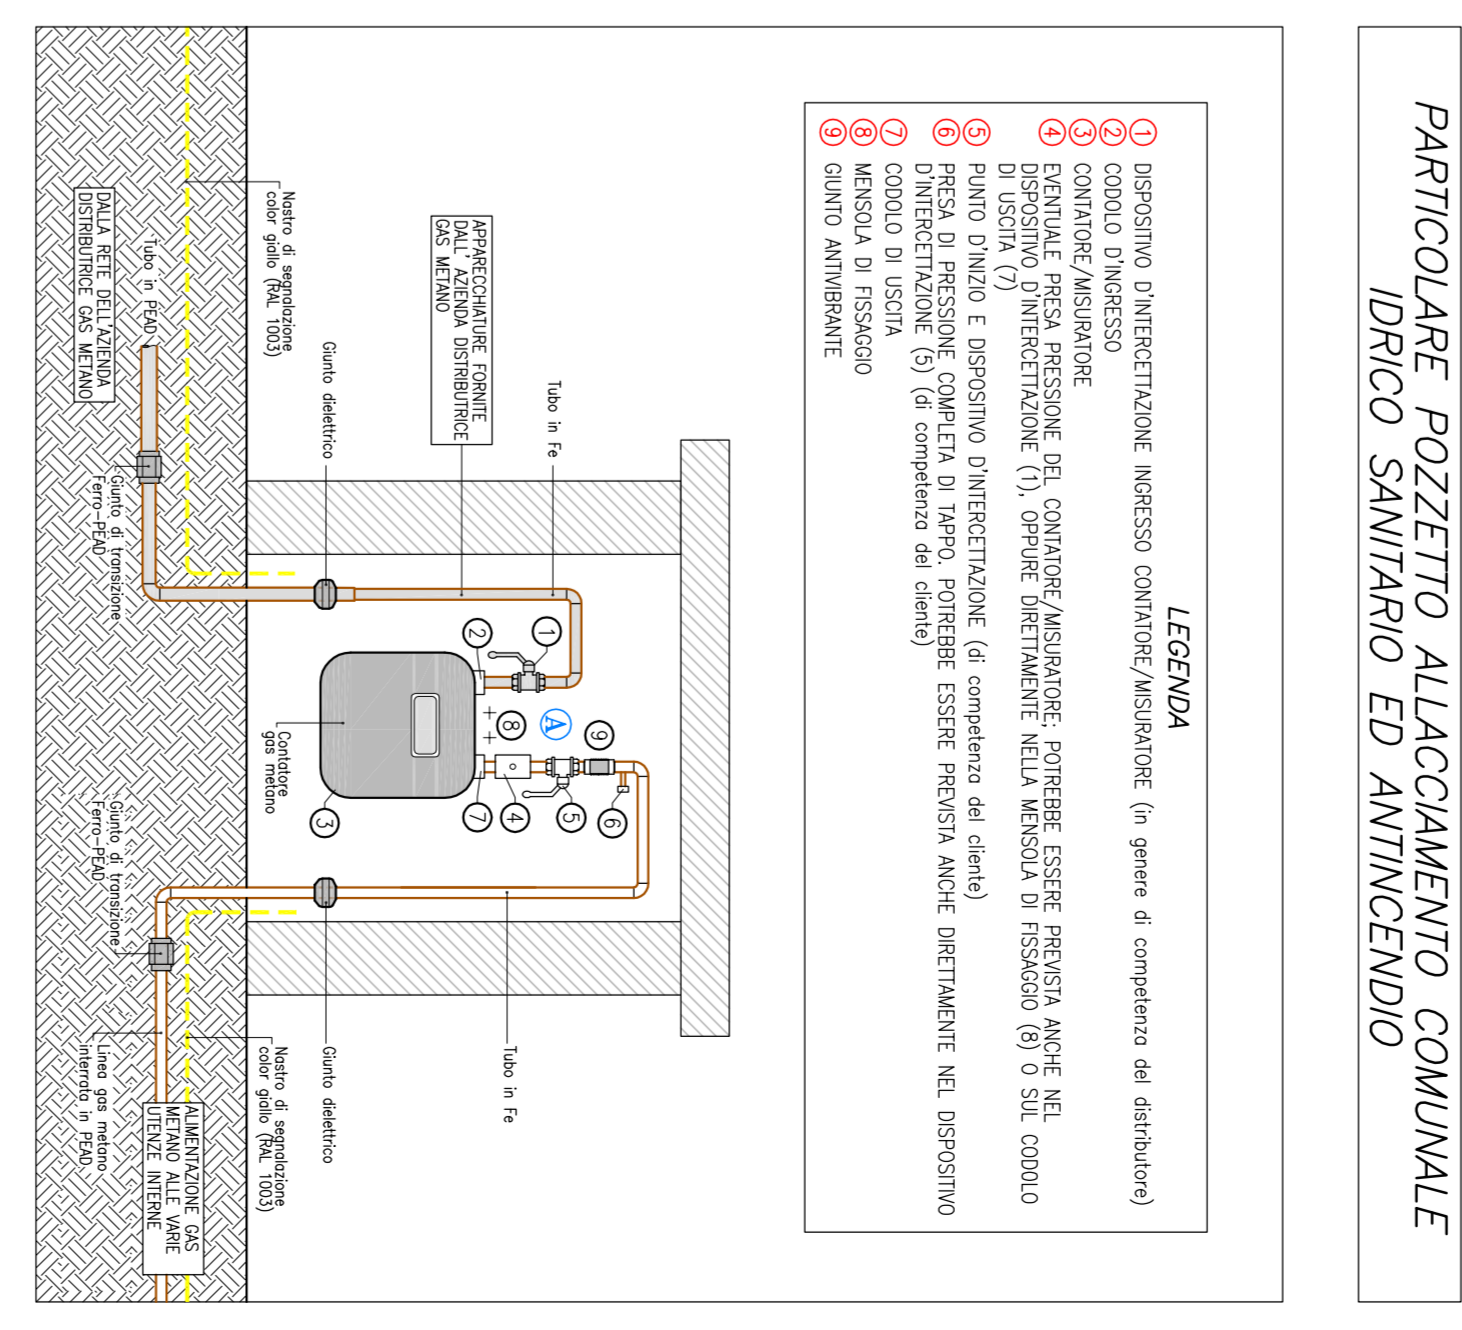

PIANITA PIANO INTERIATO – DISTRIBUZIONE RETE IDRICA ANTINCENDIO – scala 1:100

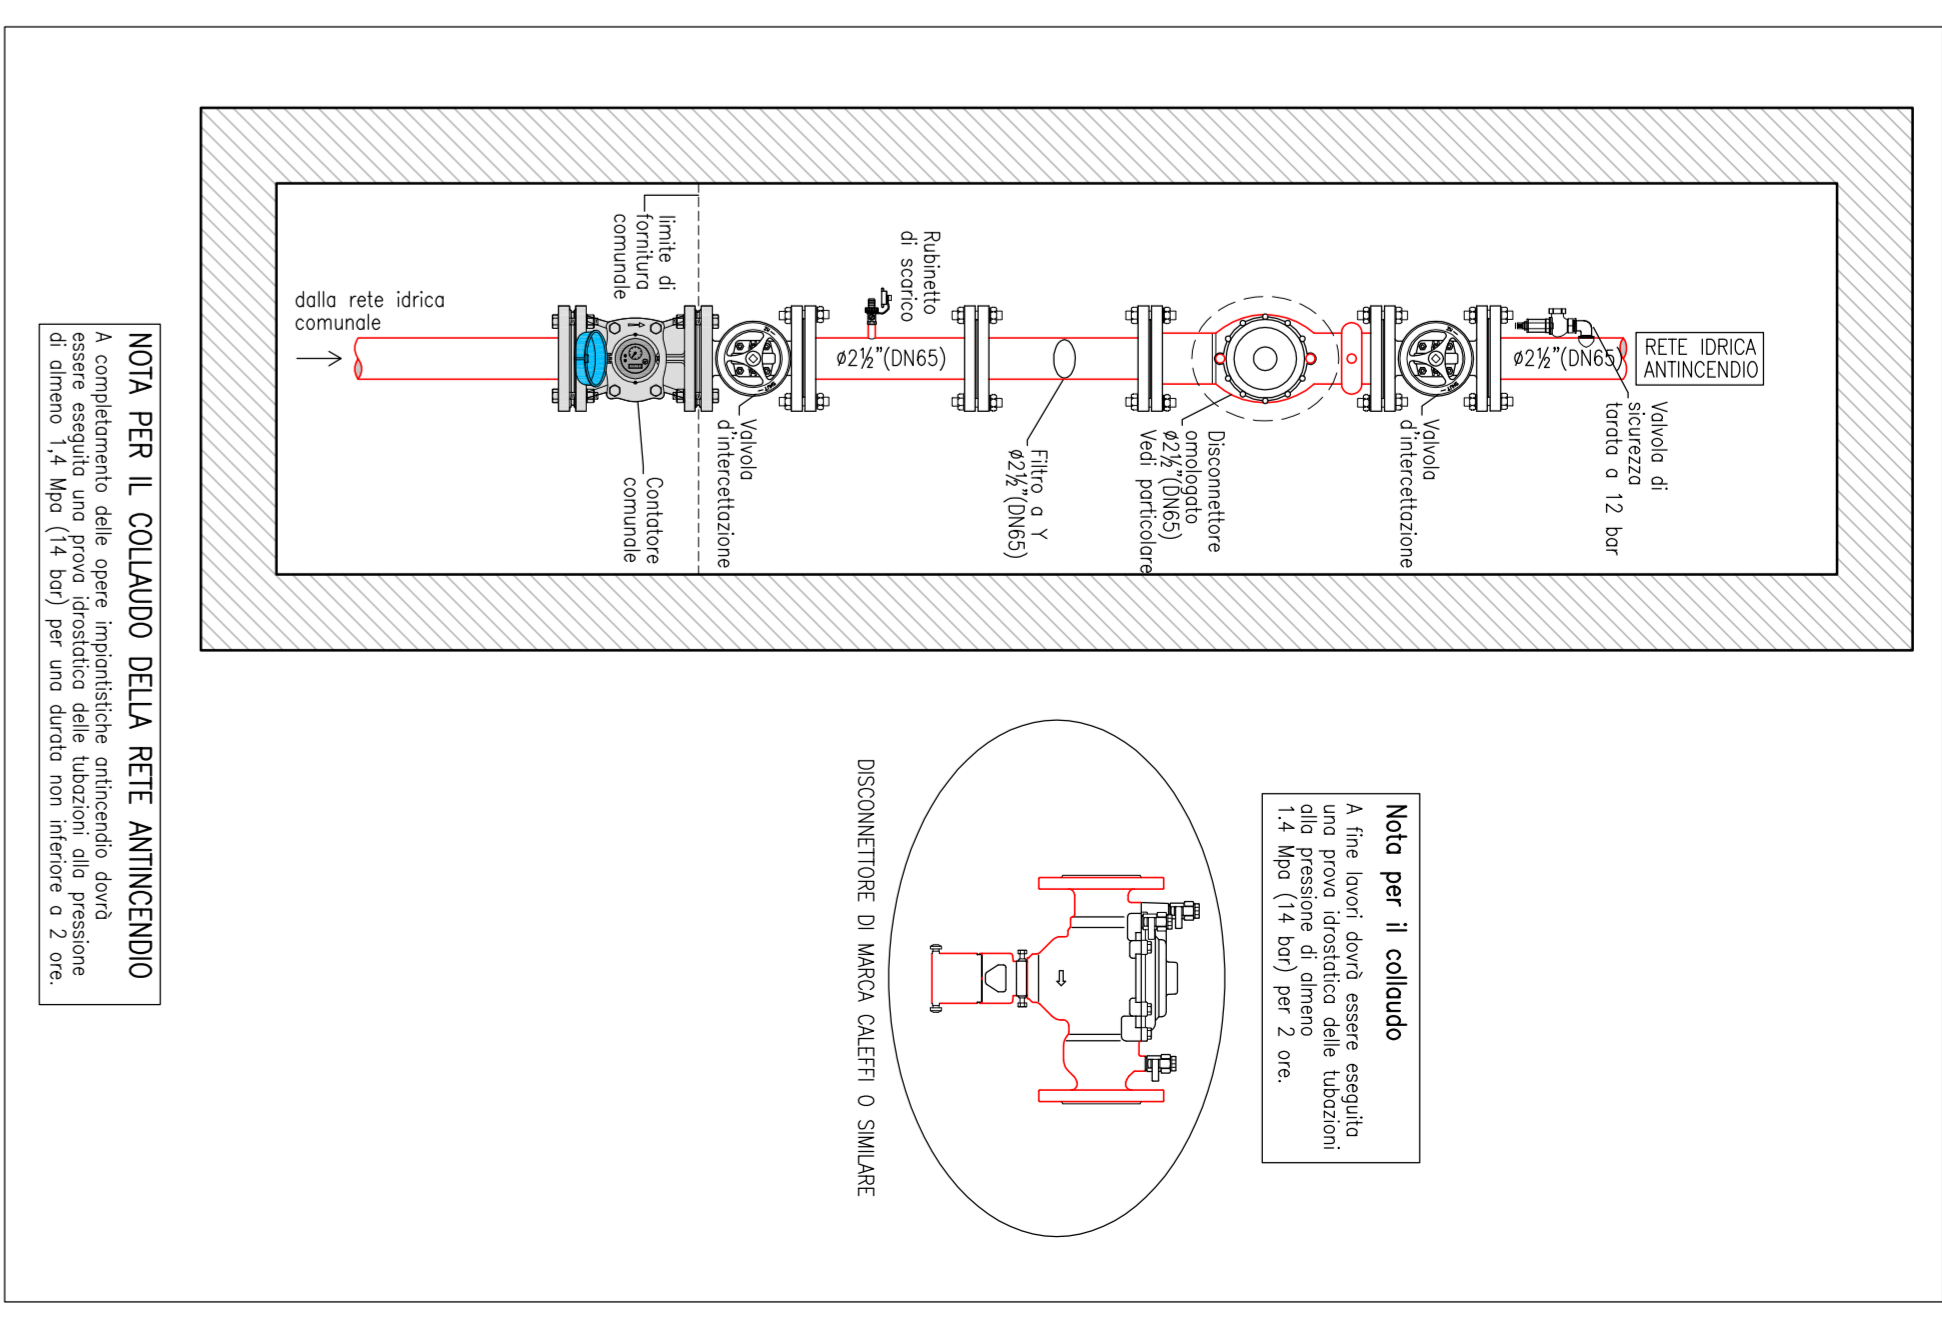

Comune di BREGNANO
Provincia di Como

RIGUALIFICAZIONE EDIFICIO EX SCUOLA ELEMENTARE PER NUOVO INSEDIAMENTO SCUOLA SECONDARIA DI 1° GRADO

PROGETTO DEFINITIVO

IMPIANTO IDRICO ANTINCENDIO
IMPIANTO GAS METANO
PIANO INTERIATO TERRA-PANIMETRIA, PRECISORI E PARTICOLARI

IM05

PROGETTO STUDIO TECNICO

PROGETTO ESECUTIVO

AMMINISTRAZIONE COMUNALE

RESPONSABILE DEL PROCEDIMENTO

AMMINISTRAZIONE COMUNALE

SCALA 1:100
AUTORE: IMOS 2017
DELEGAZIONE: Scuola Elementare Bregnano
A. Nardone