



SPAZIO CALMO

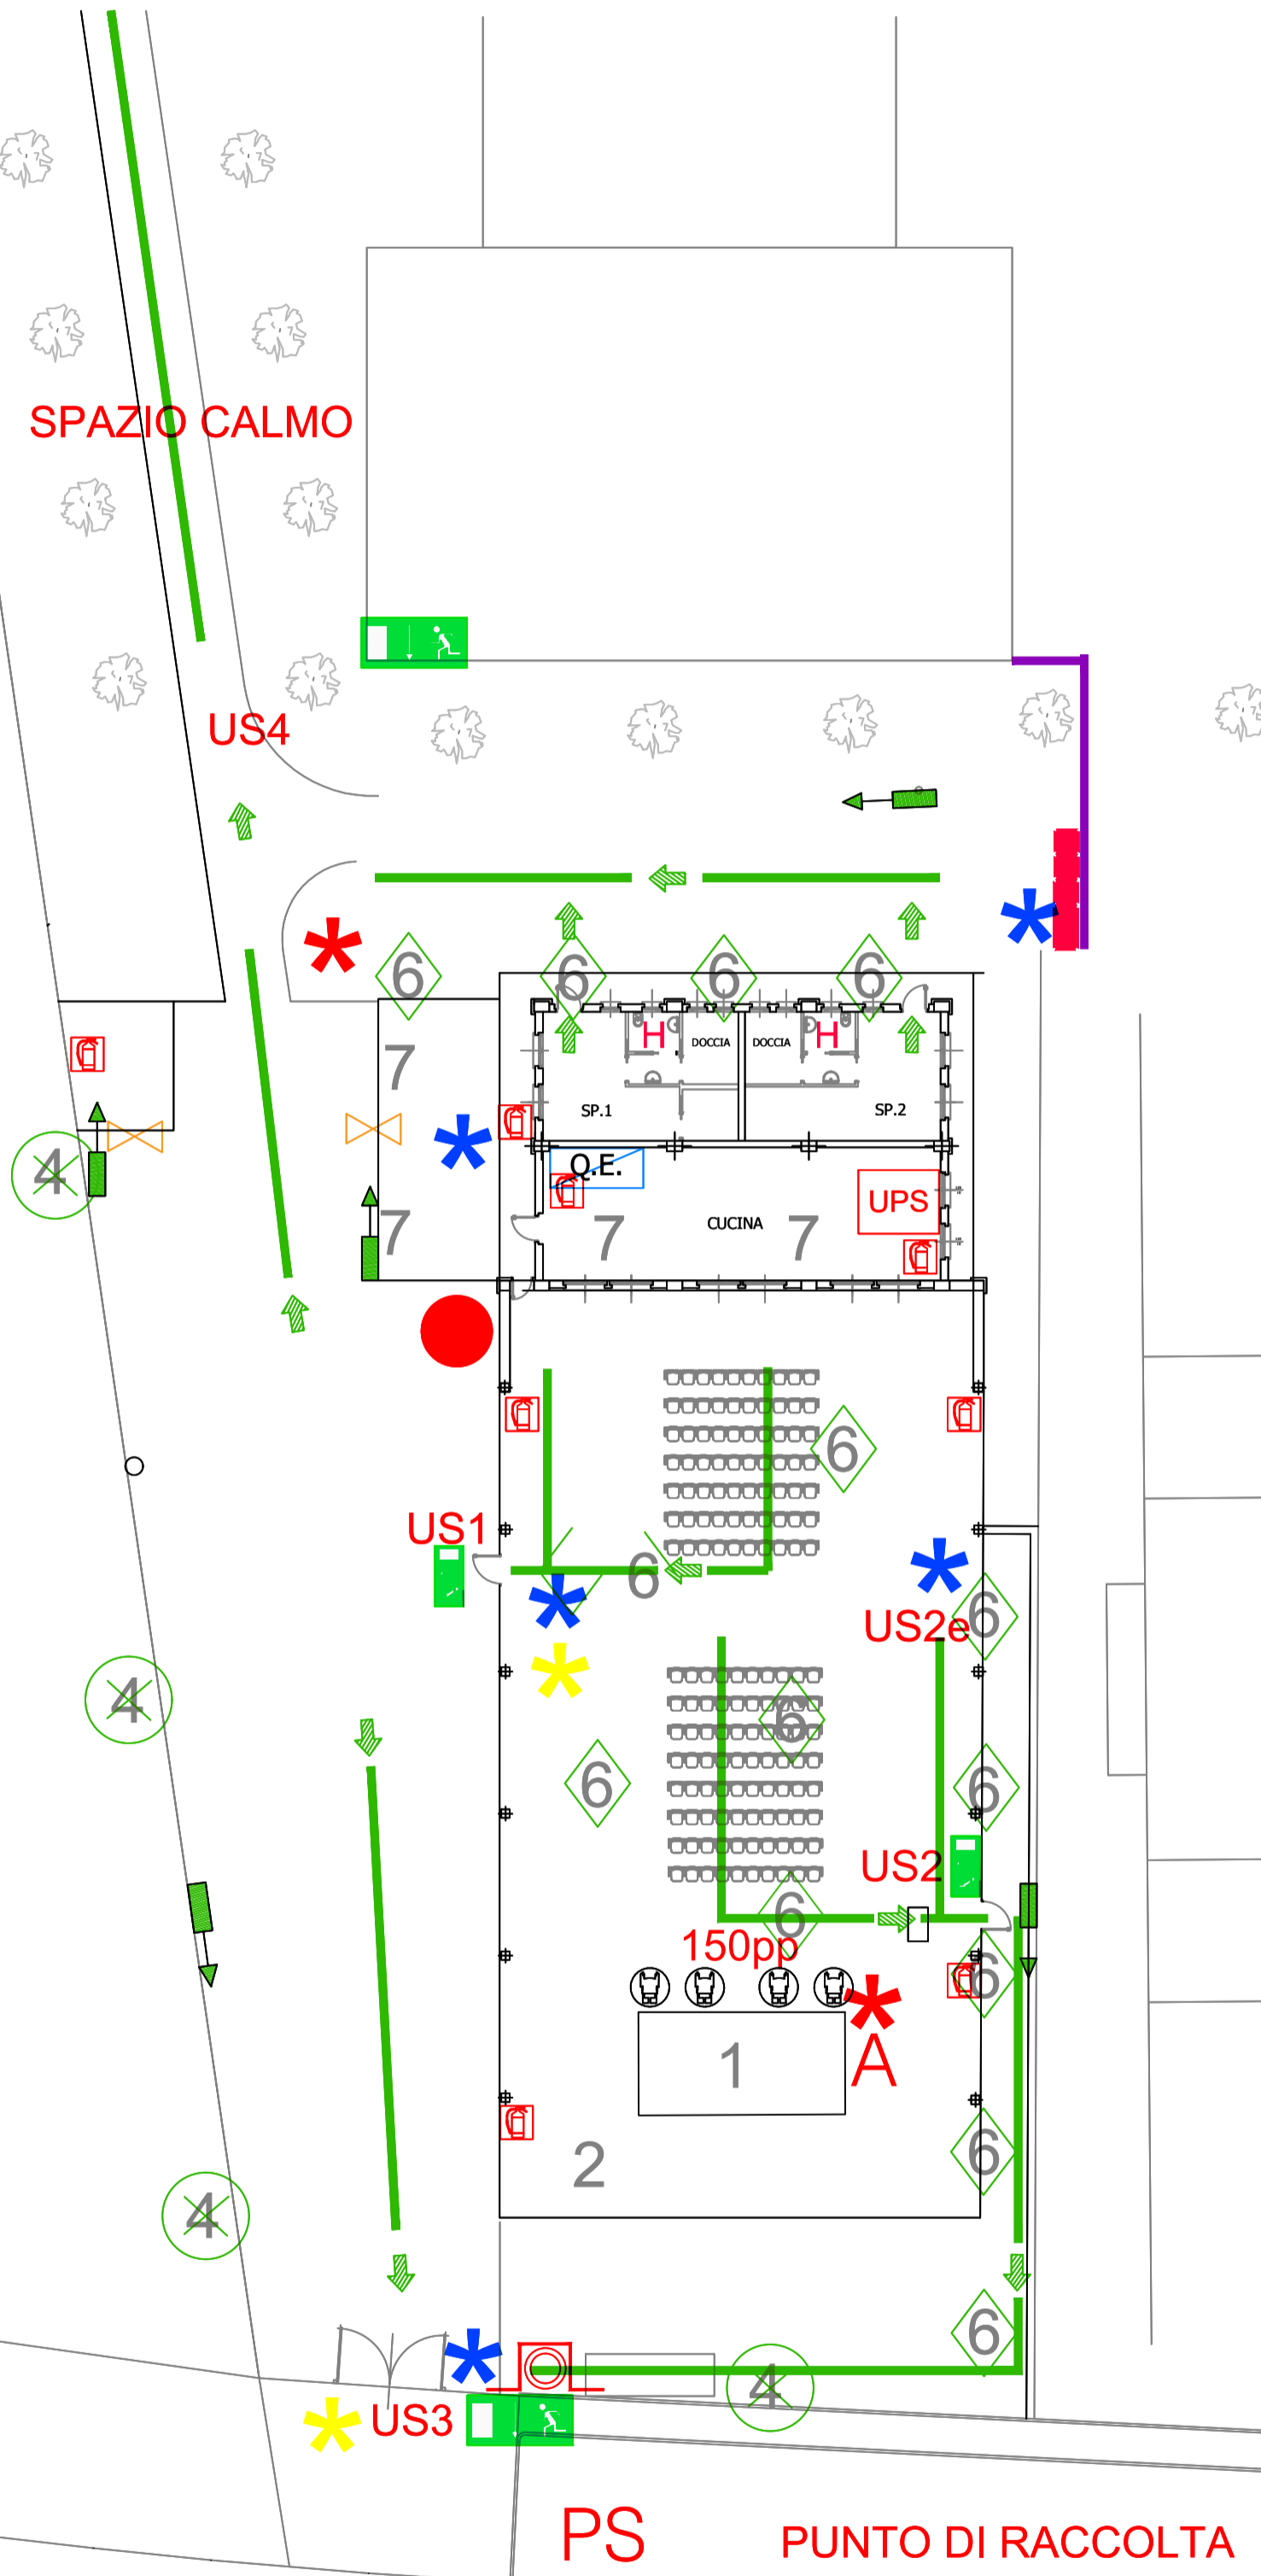

PS PUNTO DI RACCOLTA

SCALA 1:200

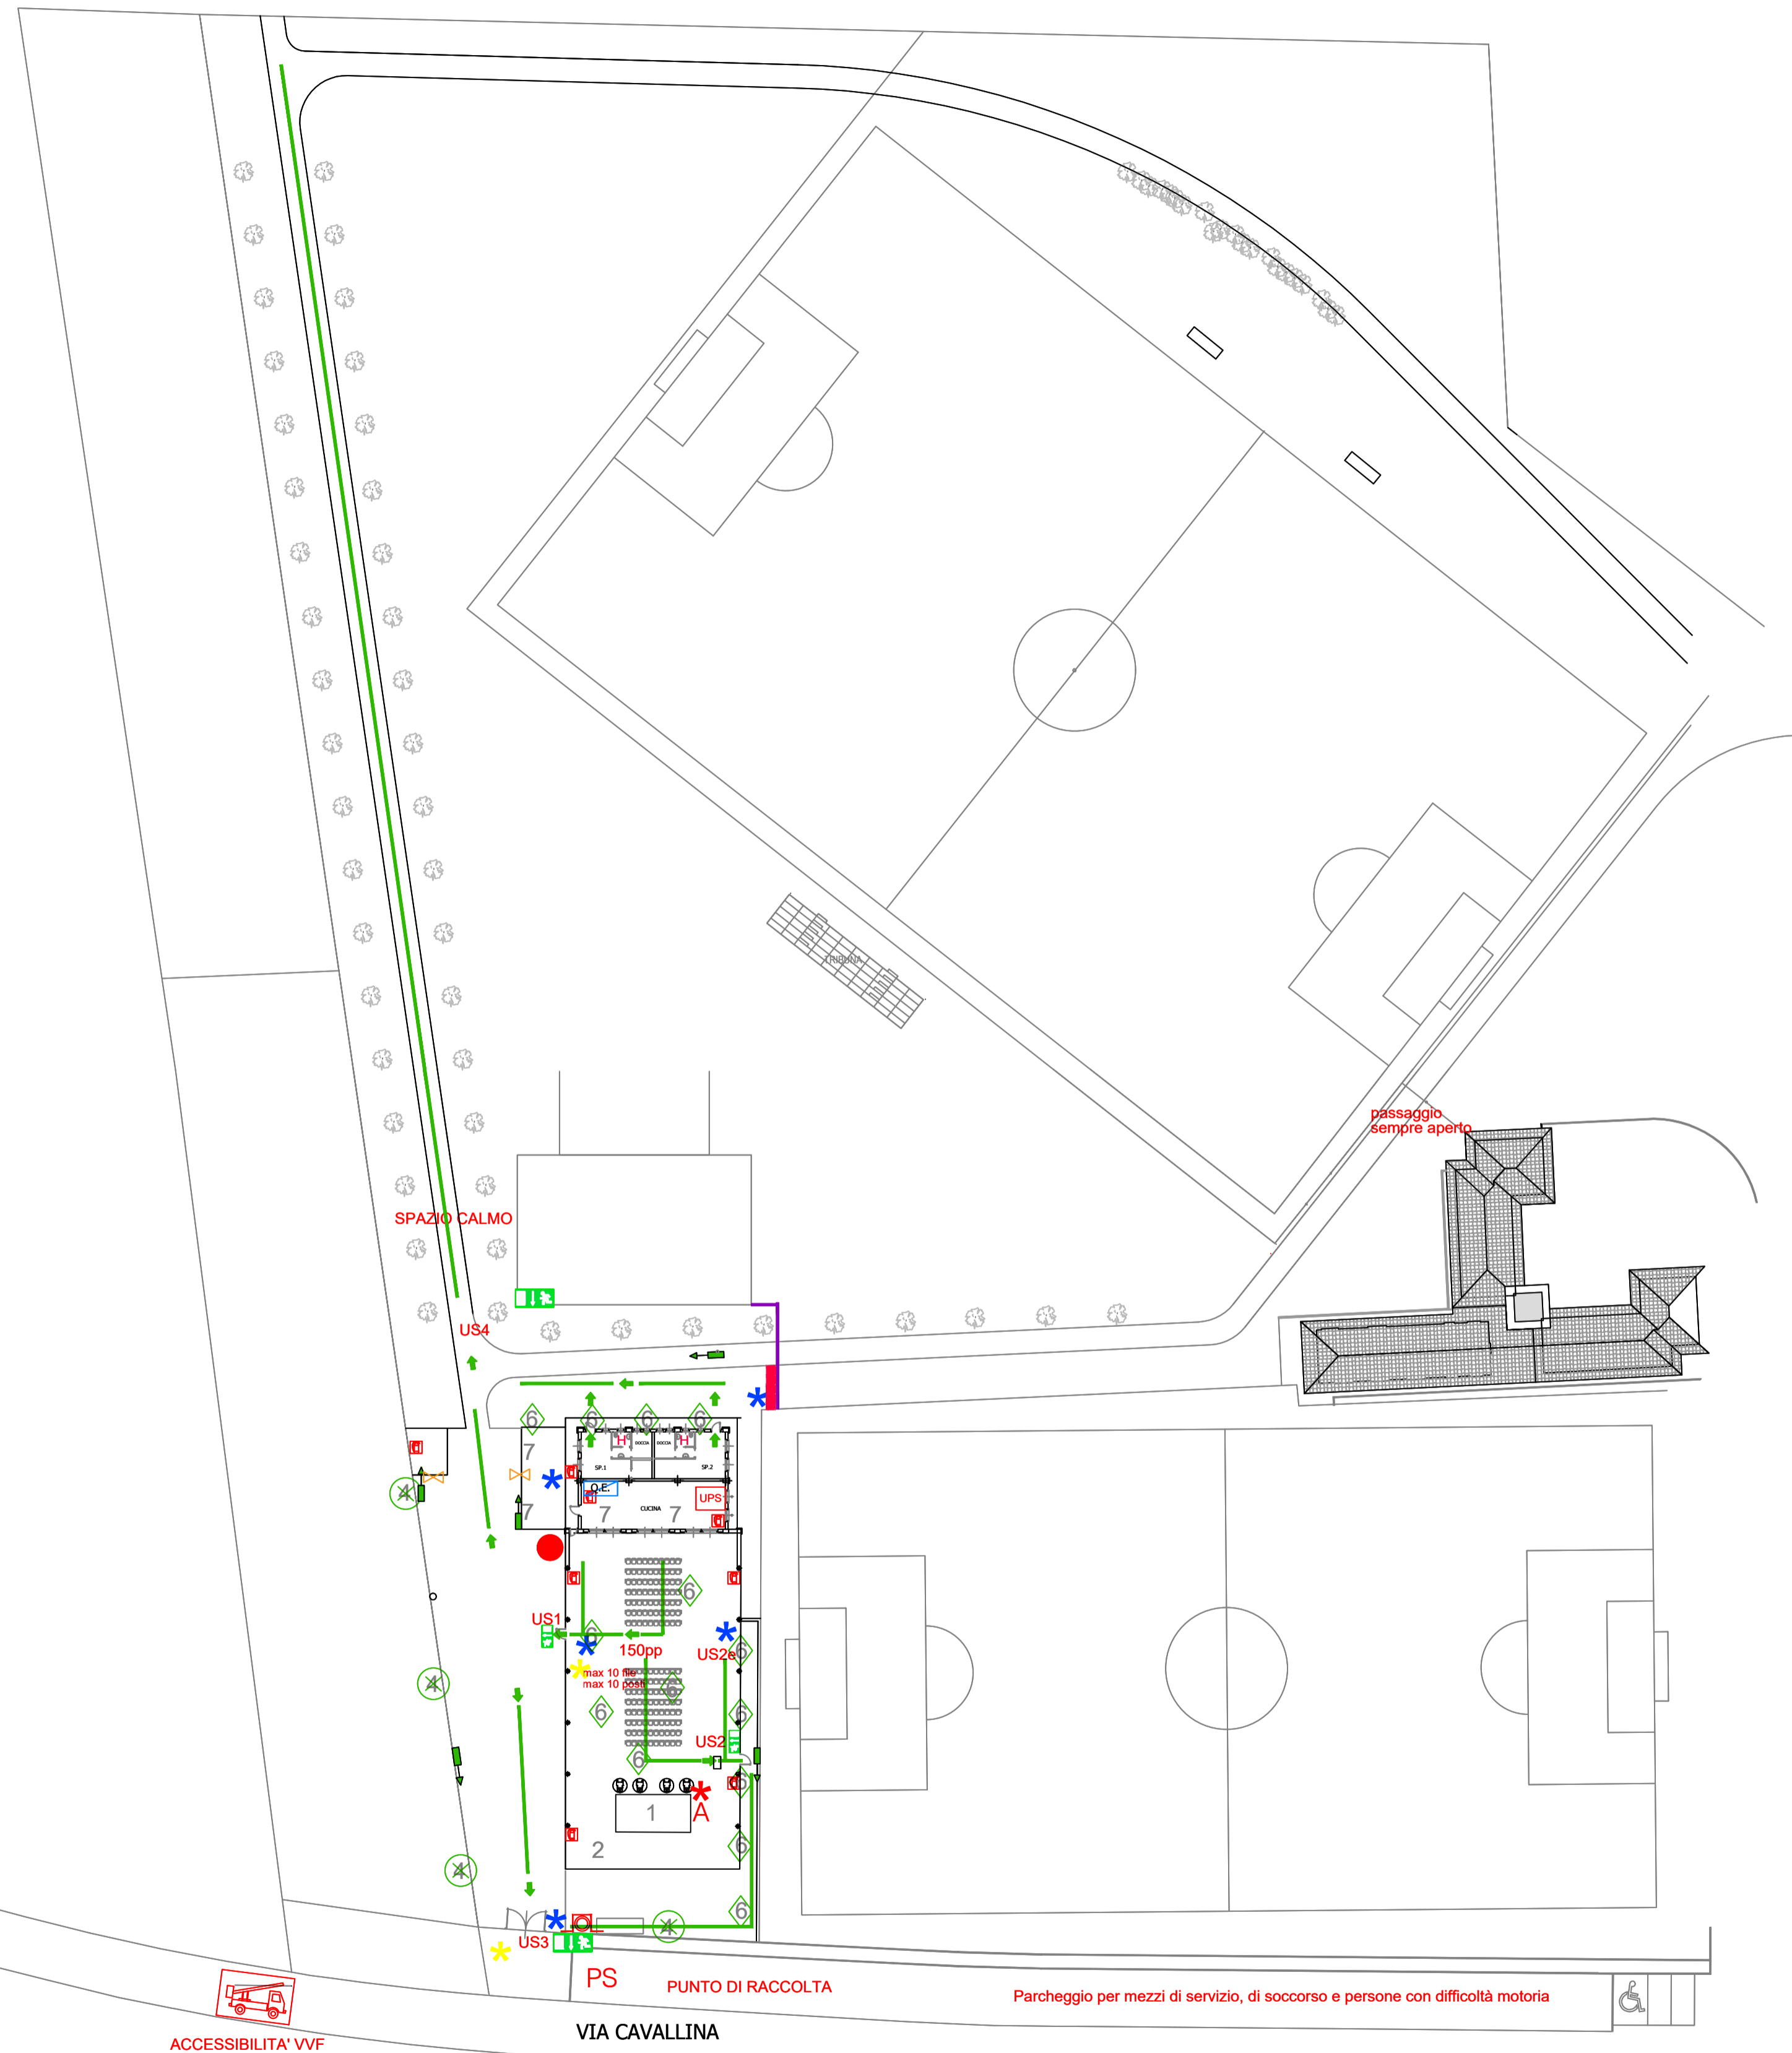


ACCESSIBILITA' VVF

VIA CAVALLINA

Parcheggio per mezzi di servizio, di soccorso e persone con difficoltà motoria

SCALA 1:200

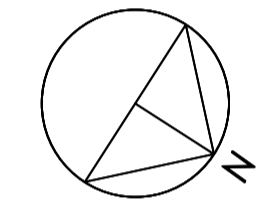

COMUNE DI BULGAROGRASSO

# CENTRO SPORTIVO

## PLANIMETRIA EMERGENZE CONFIGURAZIONE TEATRO

### LEGENDA STAND:

- 1 - PALCO
- 2 - BACKSTAGE / REGIA
- 3 - STAND
- 4 - PALO ILLUMINAZIONE EMERG.
- 5 - AREA PUBBLICO o AREA TAVOLI
- 6 - LAMPADA ILLUMINAZIONE EMERG.
- 7 - STAND FOOD

### ISTRUZIONE DI SICUREZZA

Alla diramazione dell'allarme si procederà all'evacuazione rispettando le seguenti istruzioni:

- interrompere immediatamente le attività;
- mantenere la massima calma;
- lasciare sul posto tutti gli oggetti ingombranti;
- seguire le istruzioni degli addetti all'emergenza;
- ricordarsi di non spingere, non gridare e non correre;
- seguire le vie di fuga indicate;
- raggiungere la zona di raccolta assegnata.

### NORME DI COMPORTAMENTO

Vietato l'accesso alle zone interdette al pubblico  
Vietato fumare e usare fiamme libere senza autorizzazione e senza idonee misure di precauzione  
Vietato gettare nei centri mozziconi, materiali infiammabili, ecc  
Vietato usare acqua per spegnere incendi su apparecchiature elettriche in tensione

	VOI SIETE QUI		ALLARME ACUSTICO		PERCORSO D'ESODO
	PULSANTE DI SGANCIO GENERALE		PULSANTE DI SGANCIO UPS		TRANSENNE FISSE (PRESIDATE)
	ESTINTORE A POLVERE				PRESIDIO SANITARIO
	ADDETTO SAFETY		ADDETTO COVID		VALVOLA DI SICUREZZA
	ADDETTO ALTO RISCHIO ANTINCENDIO				LAMPADA ILLUMINAZIONE D'EMERGENZA
	VIA DI FUGA IN PIANO				QUADRO ELETTRICO
	VIA DI FUGA IN DISCESA				WC e WC DISABILI
	VIA DI FUGA IN SALITA				CARTELLI VIA DI FUGA ILLUMINATO



NUMERI TELEFONICI DI EMERGENZA

Numero Unico di Emergenza Europeo **112**



ATTENZIONE: ATTENERSI AI COMPORTAMENTI SEGNALATI E NON PRENDERE INIZIATIVE CHE POTREBBERO COMPROMETTERE LA PROPRIA E L'ALTRUI INCOLUMITA'. MANTENERE LIBERI I PERCORSI D'ESODO EVITANDO DI SOSTARE NEI CORRIDOI.

DATA: 17/01/2022  
SCALA 1:500  
SCALA 1:250

ELABORATO  
**2CT**