



COMUNE DI BULGAROGRASSO

PIAZZA RISORGIMENTO

PLANIMETRIA EMERGENZE CONFIGURAZIONE CERIMONIE

LEGENDA STAND:

- 1 - PALCO
- 4 - TORRE FARO
- 5 - PUBBLICO

ISTRUZIONE DI SICUREZZA

- Alla diramazione dell'allarme si procederà all'evacuazione rispettando le seguenti istruzioni:
- interrompere immediatamente le attività;
 - mantenere la massima calma;
 - lasciare sul posto tutti gli oggetti ingombranti;
 - seguire le istruzioni degli addetti all'emergenza;
 - ricordarsi di non spingere, non gridare e non correre;
 - seguire le vie di fuga indicate;
 - raggiungere la zona di raccolta assegnata.

NORME DI COMPORTAMENTO

- Vietato l'accesso alle zone interdette al pubblico
- Vietato fumare e usare fiamme libere senza autorizzazione e senza idonee misure di precauzione
- Vietato gettare nei centri mozziconi, materiali infiammabili, ecc
- Vietato usare acqua per spegnere incendi su apparecchiature elettriche in tensione

	PULSANTE DI SGANCIO GENERALE		PERCORSO D'ESODO
	IDRANTE DN 70 SOPRASUOLO		TRANSENNE FISSE (PRESIATE)
	ESTINTORE A POLVERE 9KG - MIN.		PRESIDIO SANITARIO
	ADDETTO SAFETY		ADDETTO COVID
	ADDETTO ALTO RISCHIO ANTINCENDIO		ALLARME ACUSTICO
	VIA DI FUGA IN PIANO		USCITA DI SICUREZZA
	VIA DI FUGA IN DISCESA		NUMERO DI MODULI (largh 60cm)
	VIA DI FUGA IN SALITA		WC e WC DISABILI
	VIA DI FUGA IN SALITA		CARTELLI VIA DI FUGA ILLUMINATO
			CORDONE MOBILE



NUMERI TELEFONICI DI EMERGENZA


Numero Unico di Emergenza Europeo **112**



ATTENZIONE: ATTENERSI AI COMPORTAMENTI SEGNALATI E NON PRENDERE INIZIATIVE CHE POTREBBERO COMPROMETTERE LA PROPRIA E L'ALTRI INCOLUMITA' MANTENERE LIBERI I PERCORSI D'ESODO EVITANDO DI SOSTARE NEI CORRIDOI

DATA: 18/01/2022
SCALA 1: 200

ELABORATO
2RC

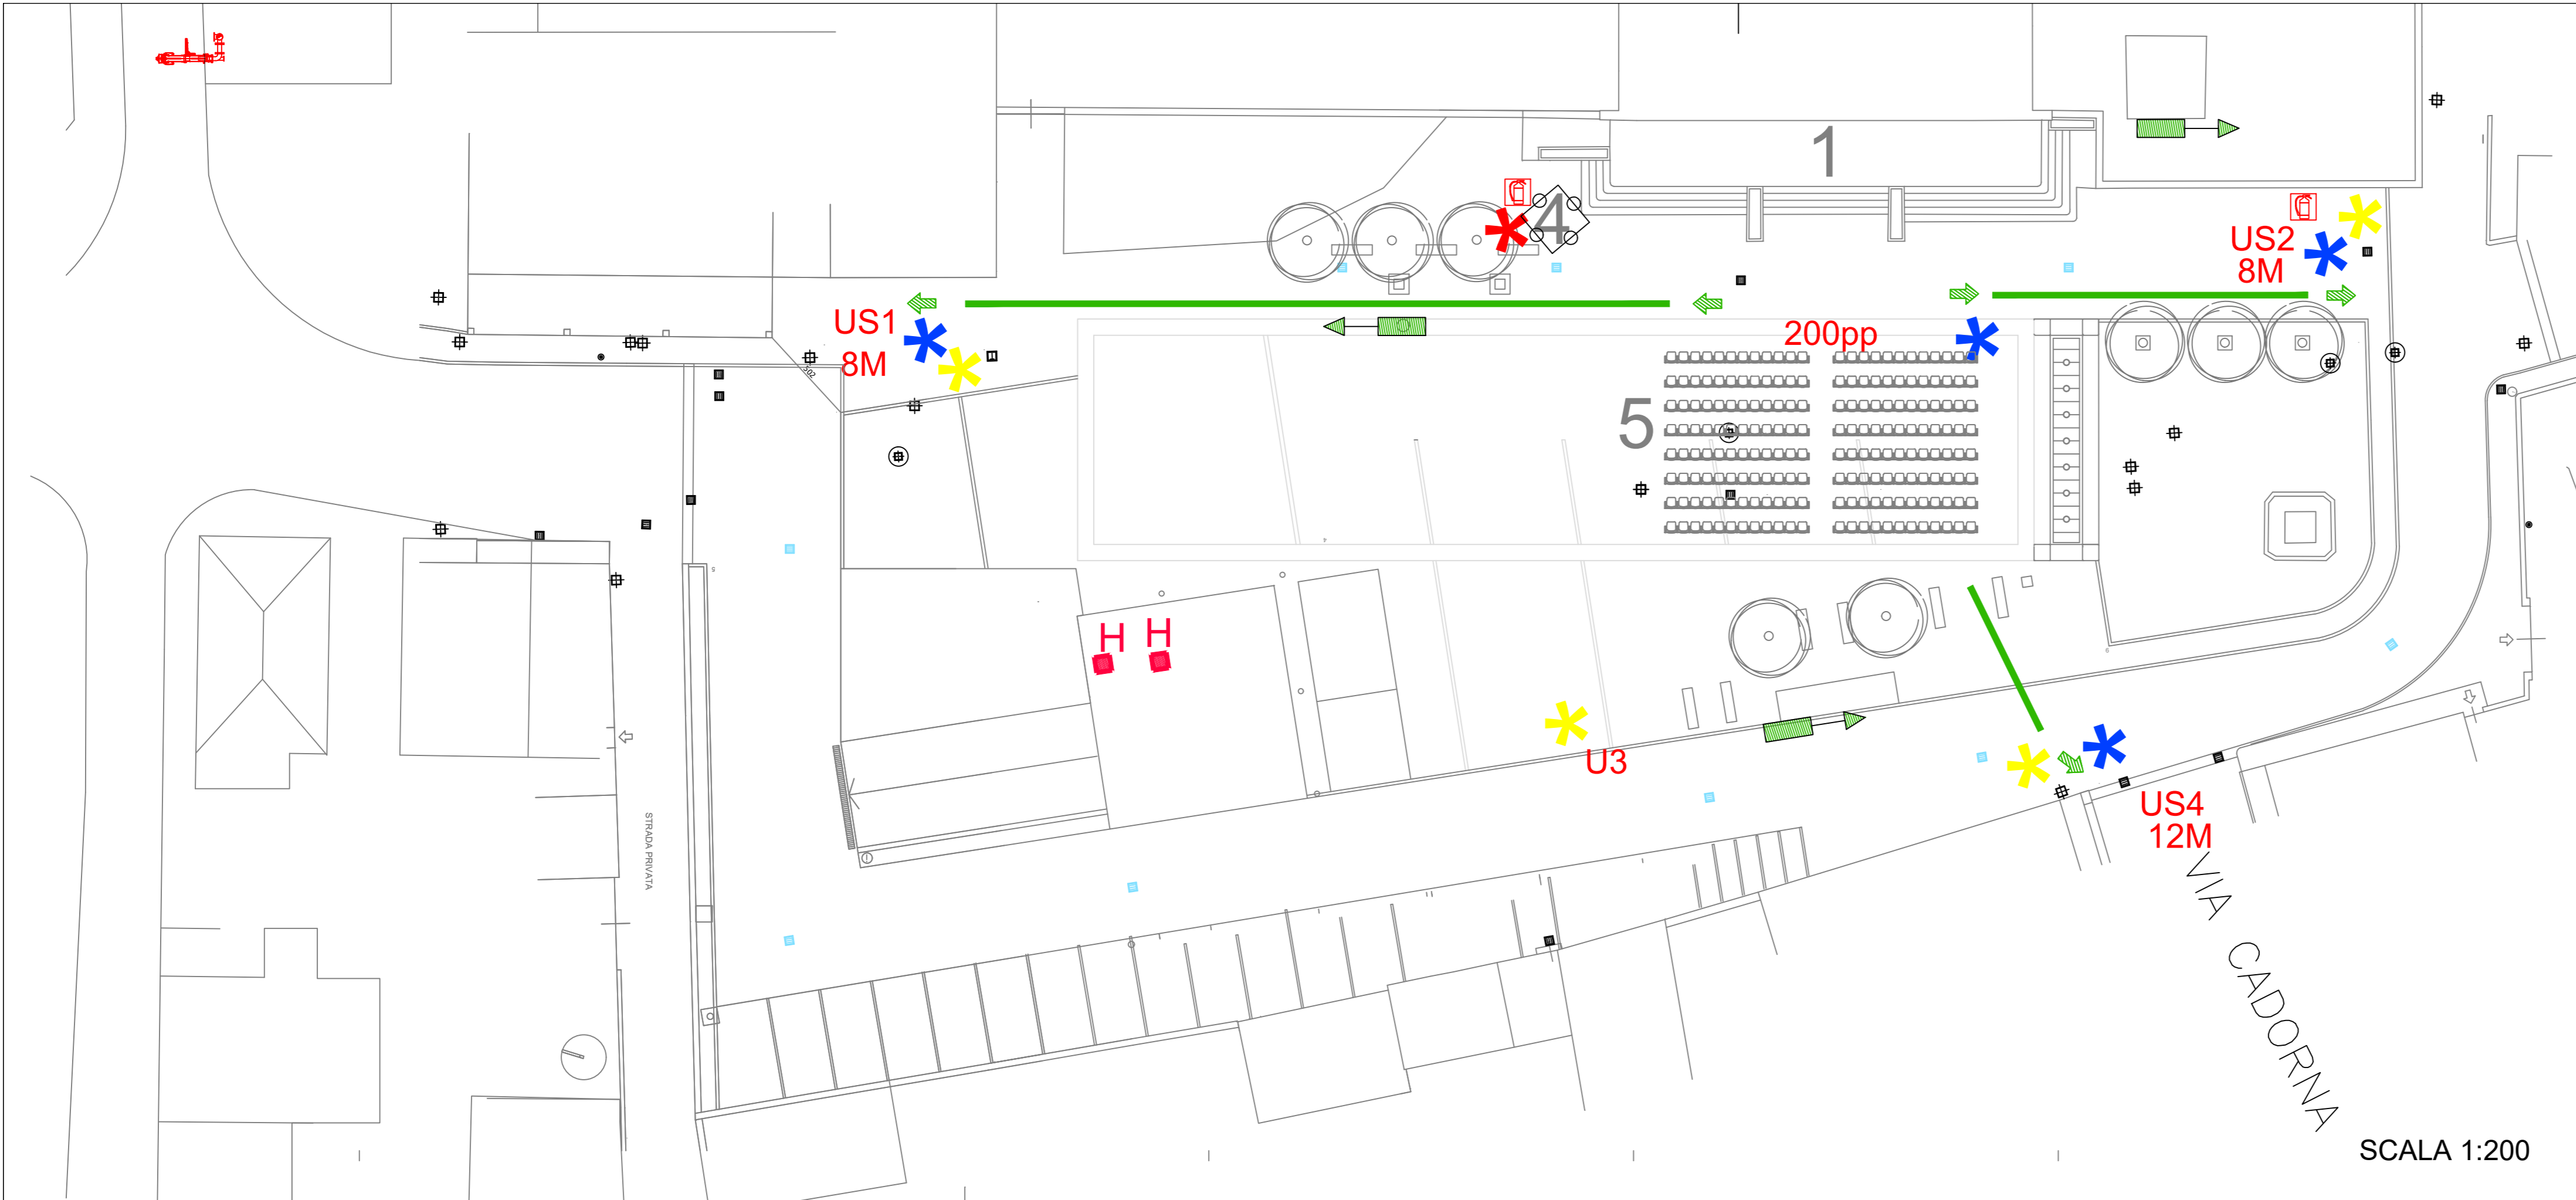

SCALA 1:200