
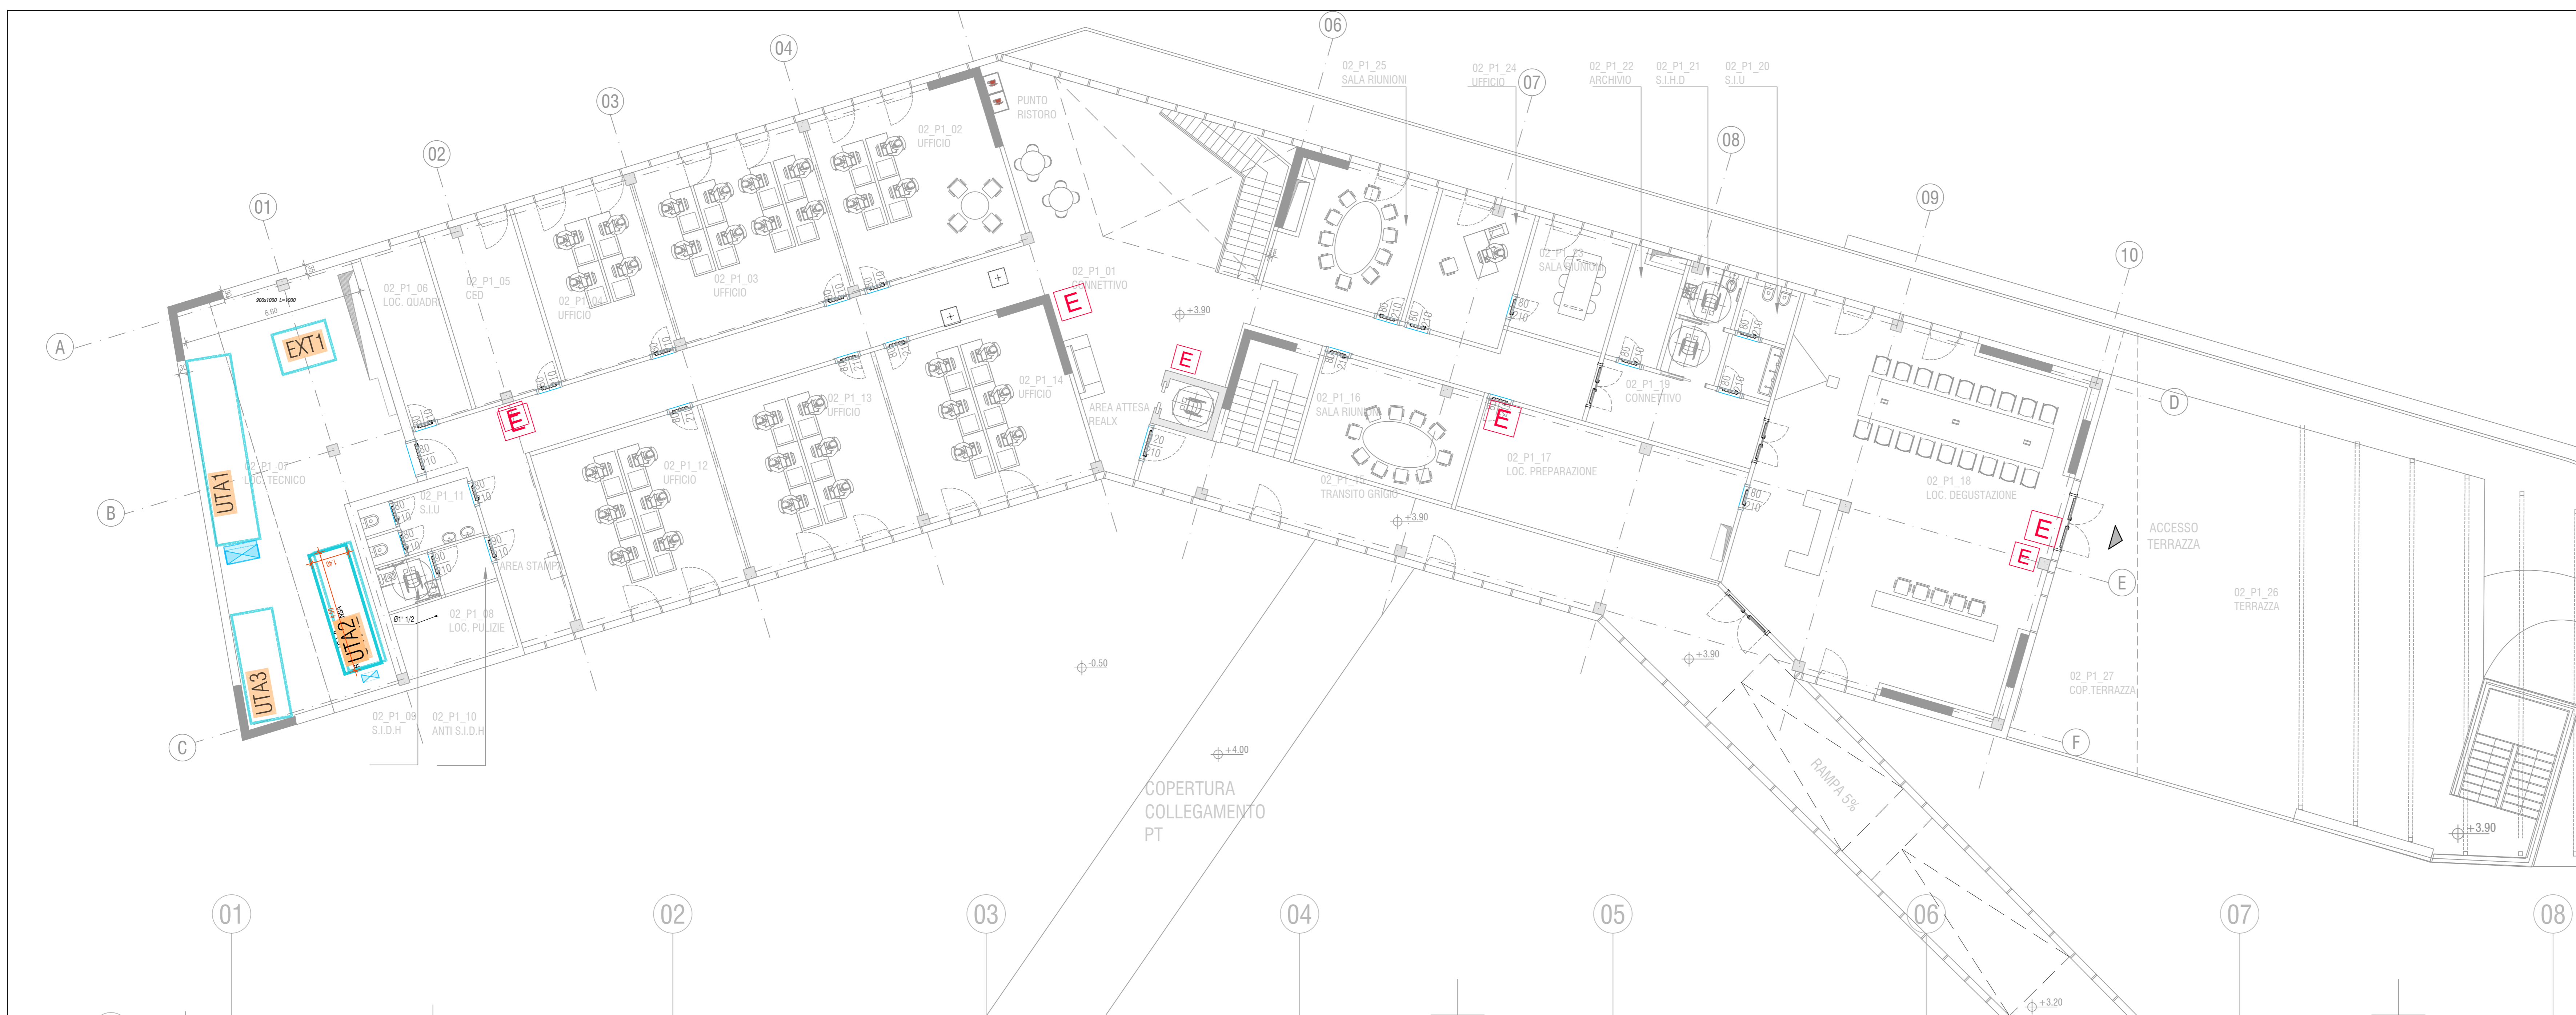


PIANTA PIANO TERRA - DOTAZIONI ANTINCENDIO - SCALA 1:100

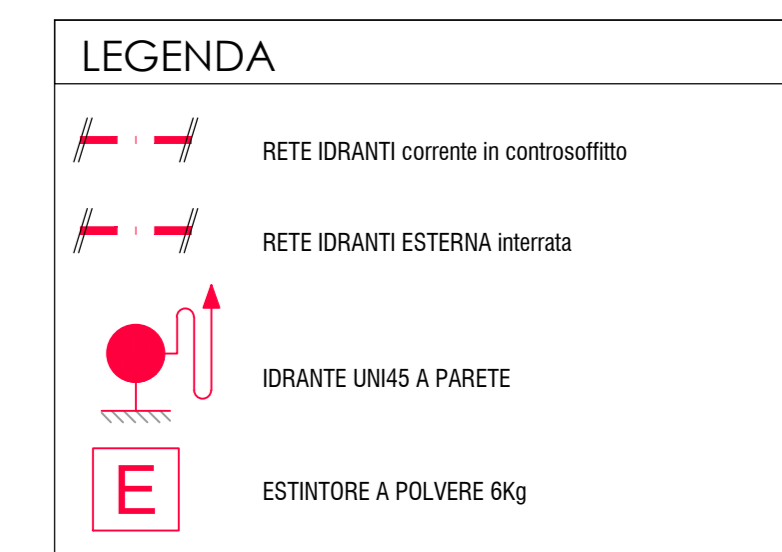

PIANTA PIANO PRIMO - DOTAZIONI ANTINCENDIO - SCALA 1:100

Proprietà
S.C. EVOLUTION S.P.A.
Via Manzoni, 41 Milano
Sede Amministrativa:
Via La Biolla 24/4 - Piombino (SI)

NUOVO STABILIMENTO RIGAMONTI
MONTAGNA IN VALTELLINA - SONDRIO
PERMESSO DI COSTRUIRE

POLITECNICA
BUILDING FOR HUMANS

RIGAMONTI
Qualità dal 1951

Committente:
SALUMIFICIO RIGAMONTI S.P.A.
Via Nazionale 60/62 - Sondrio (SO)
tel. 0342 535111
info@rigamontisalumi.it

Amministrazione Delegata:
DOTT. CLAUDIO PALLADI

RESPONSABILE INTEGRAZIONE PRESTAZIONI SPECIALISTICHE
Ing. Arch. Corrado Giacobazzi

RESP. PROG. ARCHITETTICA
Ing. Arch. Corrado Giacobazzi

RESP. PROG. STRUTTURALE
Ing. Luciano Gasparelli
Ing. Tommaso Costi

RESP. PROG. IMPIANTI MECCANICI
Ing. Marco Balestracci
Ing. Ferdinando Sano

RESP. PROG. IMPIANTI ELETTRICI E SPECIALI
P.1 Emanuele Becchi
Ing. Davide Meroni

RESP. PROG. IDRAULICA ED INFRASTRUTTURALE
Ing. Stefano Ripari

RESP. PROG. VIGILANZA
Ing. Massimo Godi

COORD. SICUREZZA IN PROGETTO
Ing. Claudio Pignatelli

RESPONSABILE RAPPORTI CON GLI ENTI E PROG. URBANISTICA
Arch. Maria Cristina Frigoli

RESP. PROG. PAESAGGISTICA
Arch. Maria Cristina Frigoli
Arch. Paola Gabrielli

RESP. PROG. INDUSTRIALE
P.1 Giulio Senni

RESP. PROVENIENZE NEGOZI
P.1 Emanuele Becchi
Ing. Massimo Fiorini

RESP. PROG. ACUSTICA
Ing. Claudio Pignatelli
Arch. Matteo Falchi

COLLABORATORI
Ing. Gabriele Bigliardi
Arch. Tania Cristini
Arch. Daniela Corsari
Arch. Marco Corvino
Arch. Teresa Copponi
Arch. Silvia Pivaglia
Ing. Massimo Godi
Ing. Alessandro Romani
Ing. Stefano Trossello

ELABORATO
PROGETTO IMPIANTI MECCANICI - ANTINCENDIO
CENTRO DIREZIONALE
PIANTA PIANO TERRA E PRIMO

PARTE D'OPERA	DISCIPLINA	DOC. E PROG.	FASE	REV.
02PC	IM	D004	2	0

Controlli	File name	Prof.	Scale	Formato
1	01_02PC_IM_D004_20_4929	4929	1:100	A0