




LIMITE PROPRIETA'

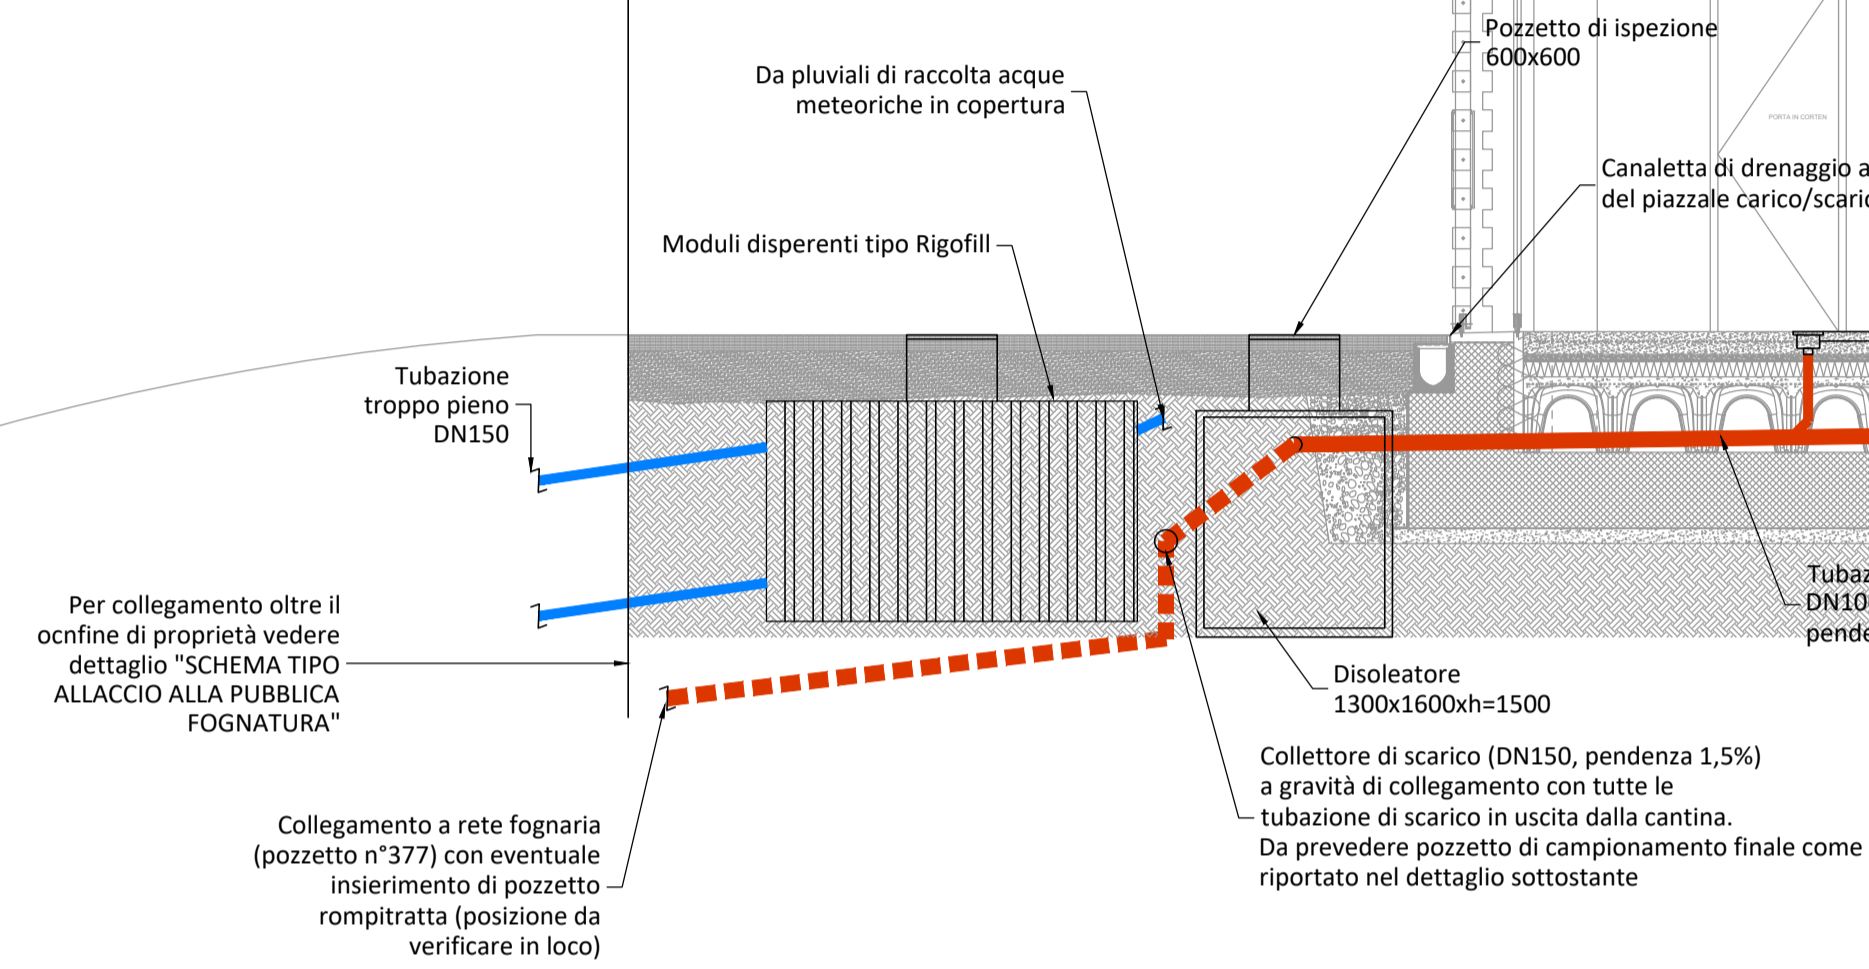

**SCHEMA TIPO ALLACCIO ALLA PUBBLICA FOGNATURA (IN CAMERETTA)**  
non in scala

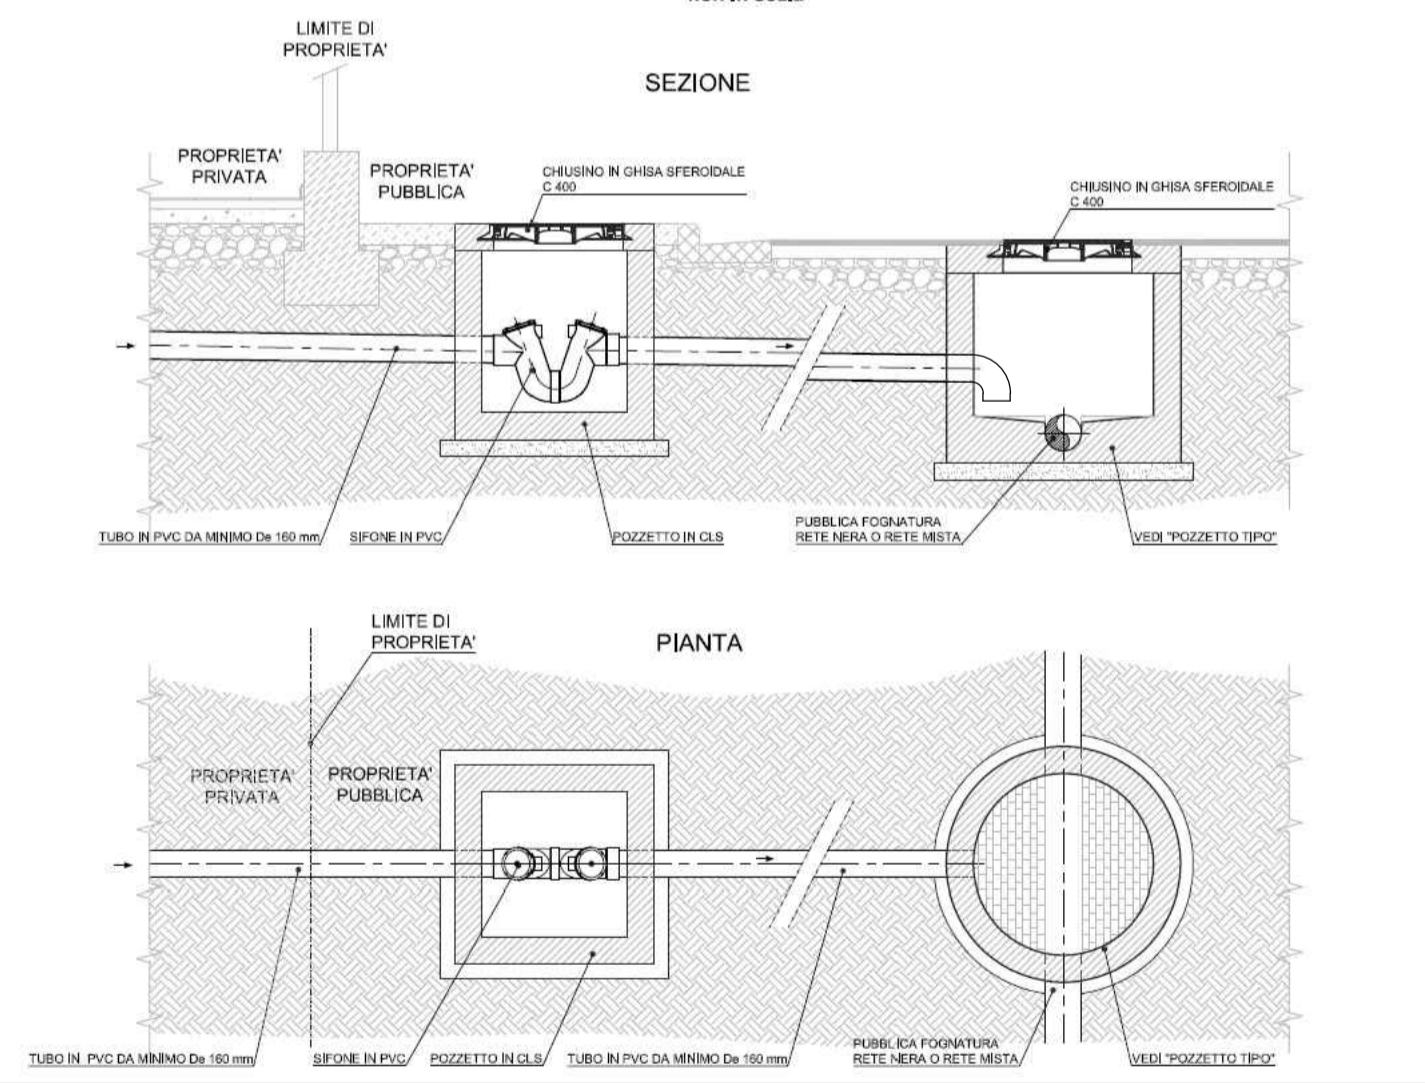

**POZZETTO TIPO DI CAMPIONAMENTO PER:**  
- Acque reflue industriali  
- Acque reflue assimilate alle domestiche

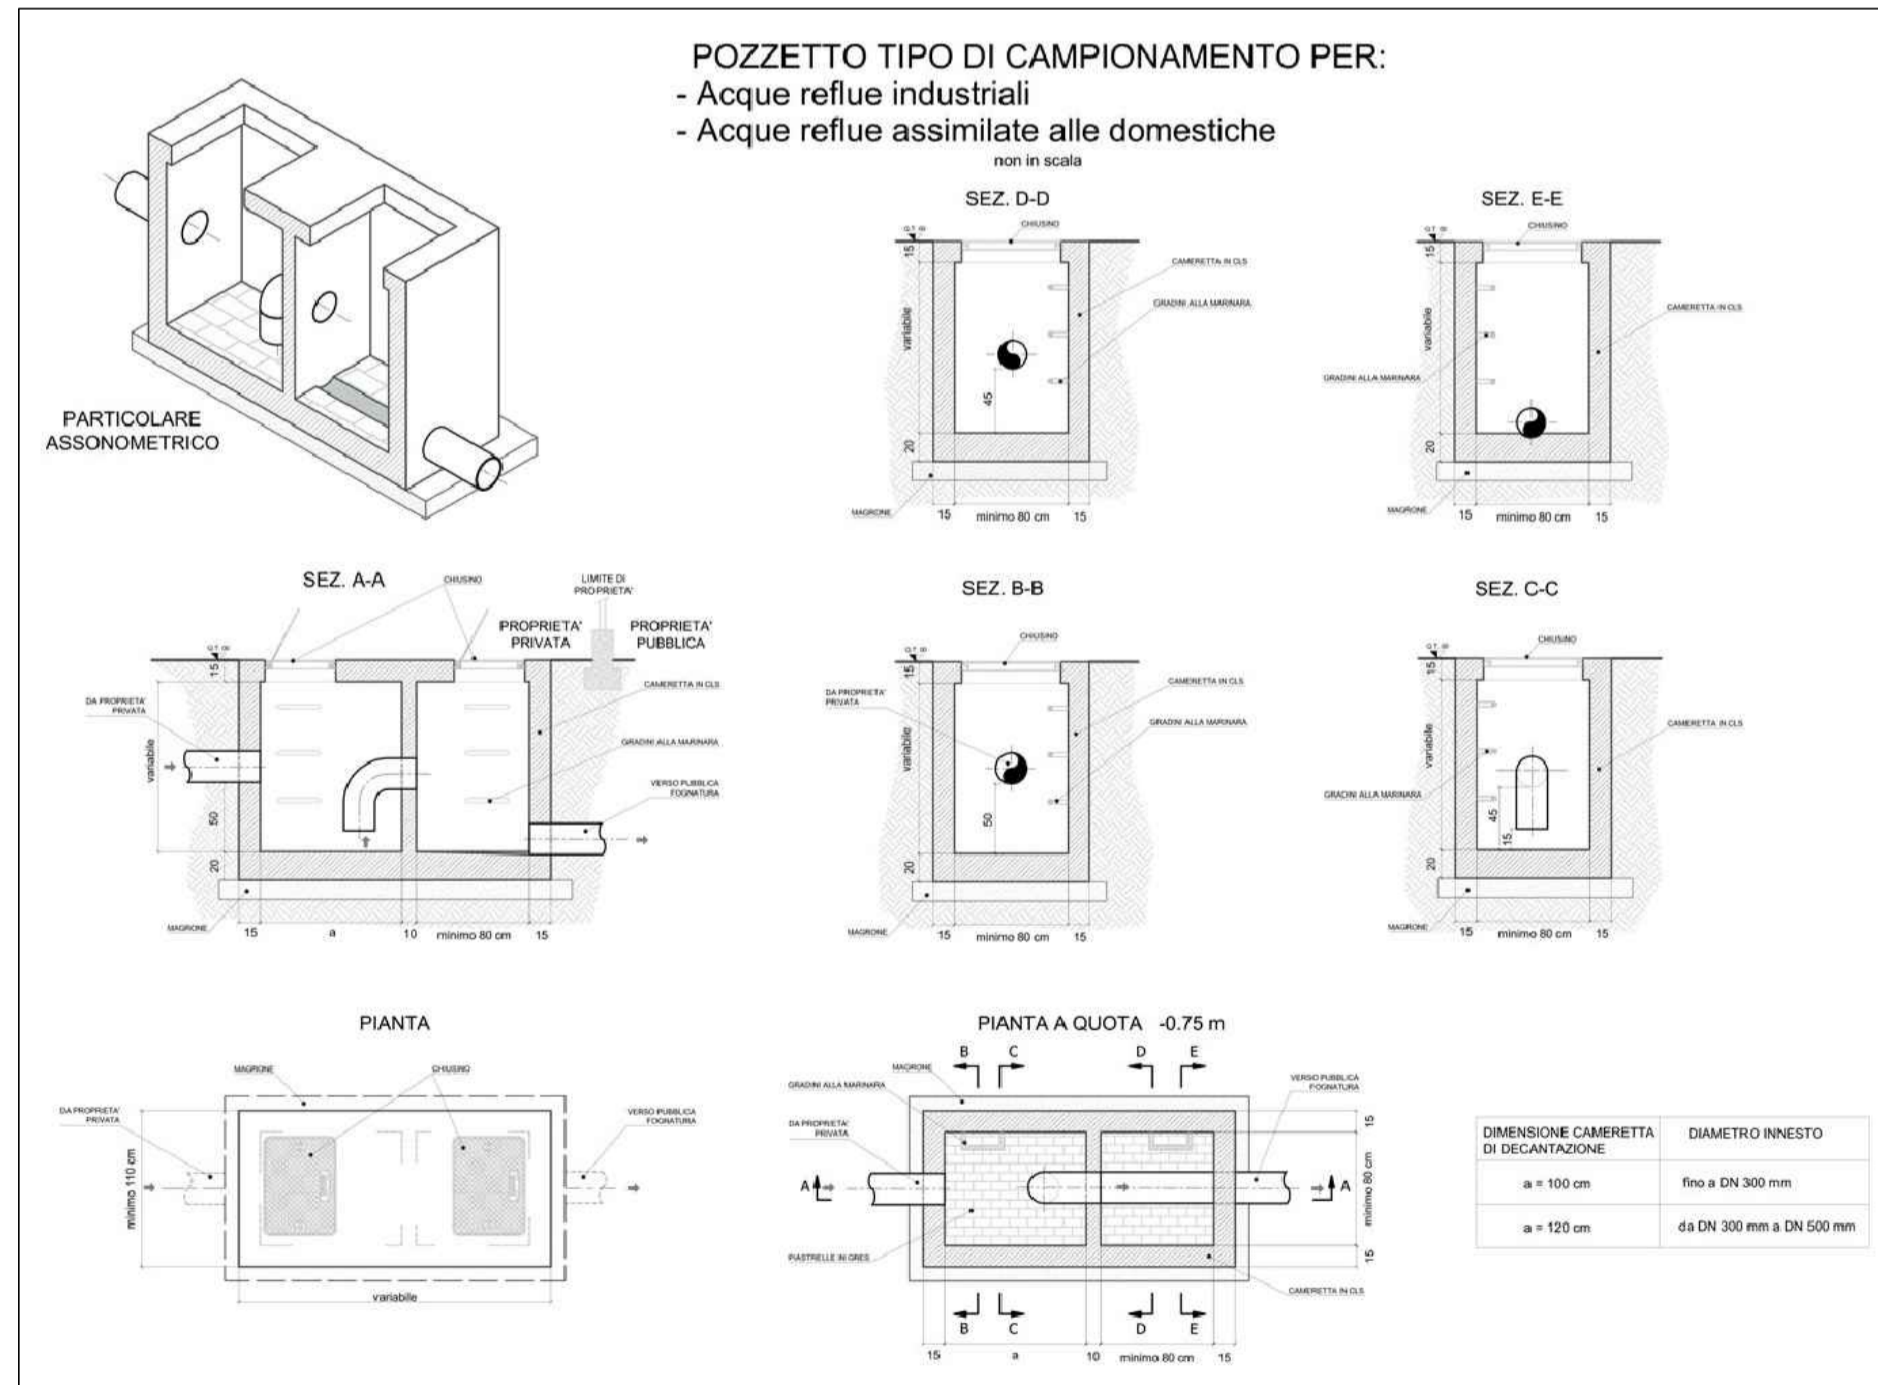

**TUBAZIONI DI SCARICO**

	Tubazioni scarico acque nere - passanti nel massetto
	Tubazioni scarico acque nere - all'interno del controsoff. e/o pavim. flottante
	Tubazioni scarico acque chiare - passanti nel massetto
	Tubazioni scarico acque meteoriche passanti nel massetto
	Tubazioni scarico acque meteoriche all'interno del controsoffito e/o pavimento flottante
	Tubazioni di ventilazione - passanti nel massetto
	Tub. scarico acque grasse - all'interno dello spazio tecnico del piano inferiore
	Tubazioni drenaggio autorimessa a pavimento

**LEGENDA DIMENSIONI**


$\phi \geq 110$	Diametro tubo di scarico [mm]	Tipo tubazione
$i > 1.00\%$	Pendenza tubazione	
CW, $\phi \geq 26$	Diametro tubazioni [mm]	

**LEGENDA SIMBOLI IMPIANTO IDRICO-SANITARIO**

	Adduzione acqua calda e fredda
	Colonna montante acqua fredda, calda e ricircolo
	Rubinetto a cappuccio
	Valvole di intercettazione
	Discesa tubazione
	Salita tubazione
	Piletta di scarico a pavimento
	Ispezione a pavimento - ispezione a parete
	N. colonna montante scarichi acque reflue, meteoriche e ventilazione
	N. colonna montante acqua idrico-sanitaria
	Colonna di scarico $\phi 110$ mm acque nere
	Punto di connessione scarico acque nere
	Colonna di scarico acque chiare $\phi 90$ mm
	Punto di connessione scarico acque chiare
	Colonna discendente $\phi 110$ mm scarico acque meteoriche
	Punto di connessione scarico acque meteoriche
	Colonna montante ventilazione $\phi 75$ mm

**215 | CANTINA CERESE'**

Cantina vini e laboratori di produzione con punto vendita

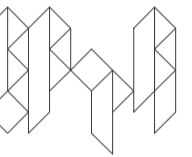

INDIRIZZO	Via del Ceresé 13, 23874, Montecchia (LC), Italia		
MAPPALAE	3361 e 3095, Foglio Catasto Terreni: 911		
COMMITTENTE	Società Agricola il Ceresé	Via del Ceresé 13 - 23874 Montecchia (LC)	
PROGETTO ARCHITETTONICO	EPTA S.r.l. Arch. Pietro M.F. Pizzi Arch. Emilio Pizzi	Arch. Alessandro Rossi Arch. Martina Mancini	pietro.pizzi@studiopizzi.it Via Arena 20 20123 Milano tel. 02 89403262 p. IVA 0602850961
PROGETTO STRUTTURALE	SIO engineering Ing. Francesco Iorio Ing. Sebastiano Messara		francesco.iorio@sio-engineering.it Piazzale della Repubblica 1 24122 Bergamo tel. 035215889
PROGETTO IMPIANTISTICO	ESAengineering ingegneri civilistici associati	Ing. Leonardo Cafaratti	Via Mercalli 10/B 50019 Sesto F.no (FI) tel. +39 055 373949 info@esa-engineering.com
PROGETTO IDROGEOLOGICO	Studio Geologico Tecnico Lecchese di Massimo Riva Geologo	Dot. Geo. N. Locatelli Dot. Ing. L. Marzulli	ufficiotecnico@sgt.it Via Prevati 16 23900 Lecco tel. 0341 280695 fax 0341 361843
PROGETTO ANTINCENDIO			
PROGETTO SICUREZZA			



PROGETTO DEFINITIVO	IMPIANTI MECCANICI - IMPIANTO ADDUZIONE E SCARICO ACQUE REFLUE E METEORICHE SEZIONE E DETTAGLI		PD.IMP. MEP5.M04
PRIMA EMISSIONE 16.07.2018	SCALA 1:50		

REV	MODIFICHE	DATA
01	EMISSIONE	16/07/2018
02		
03		